
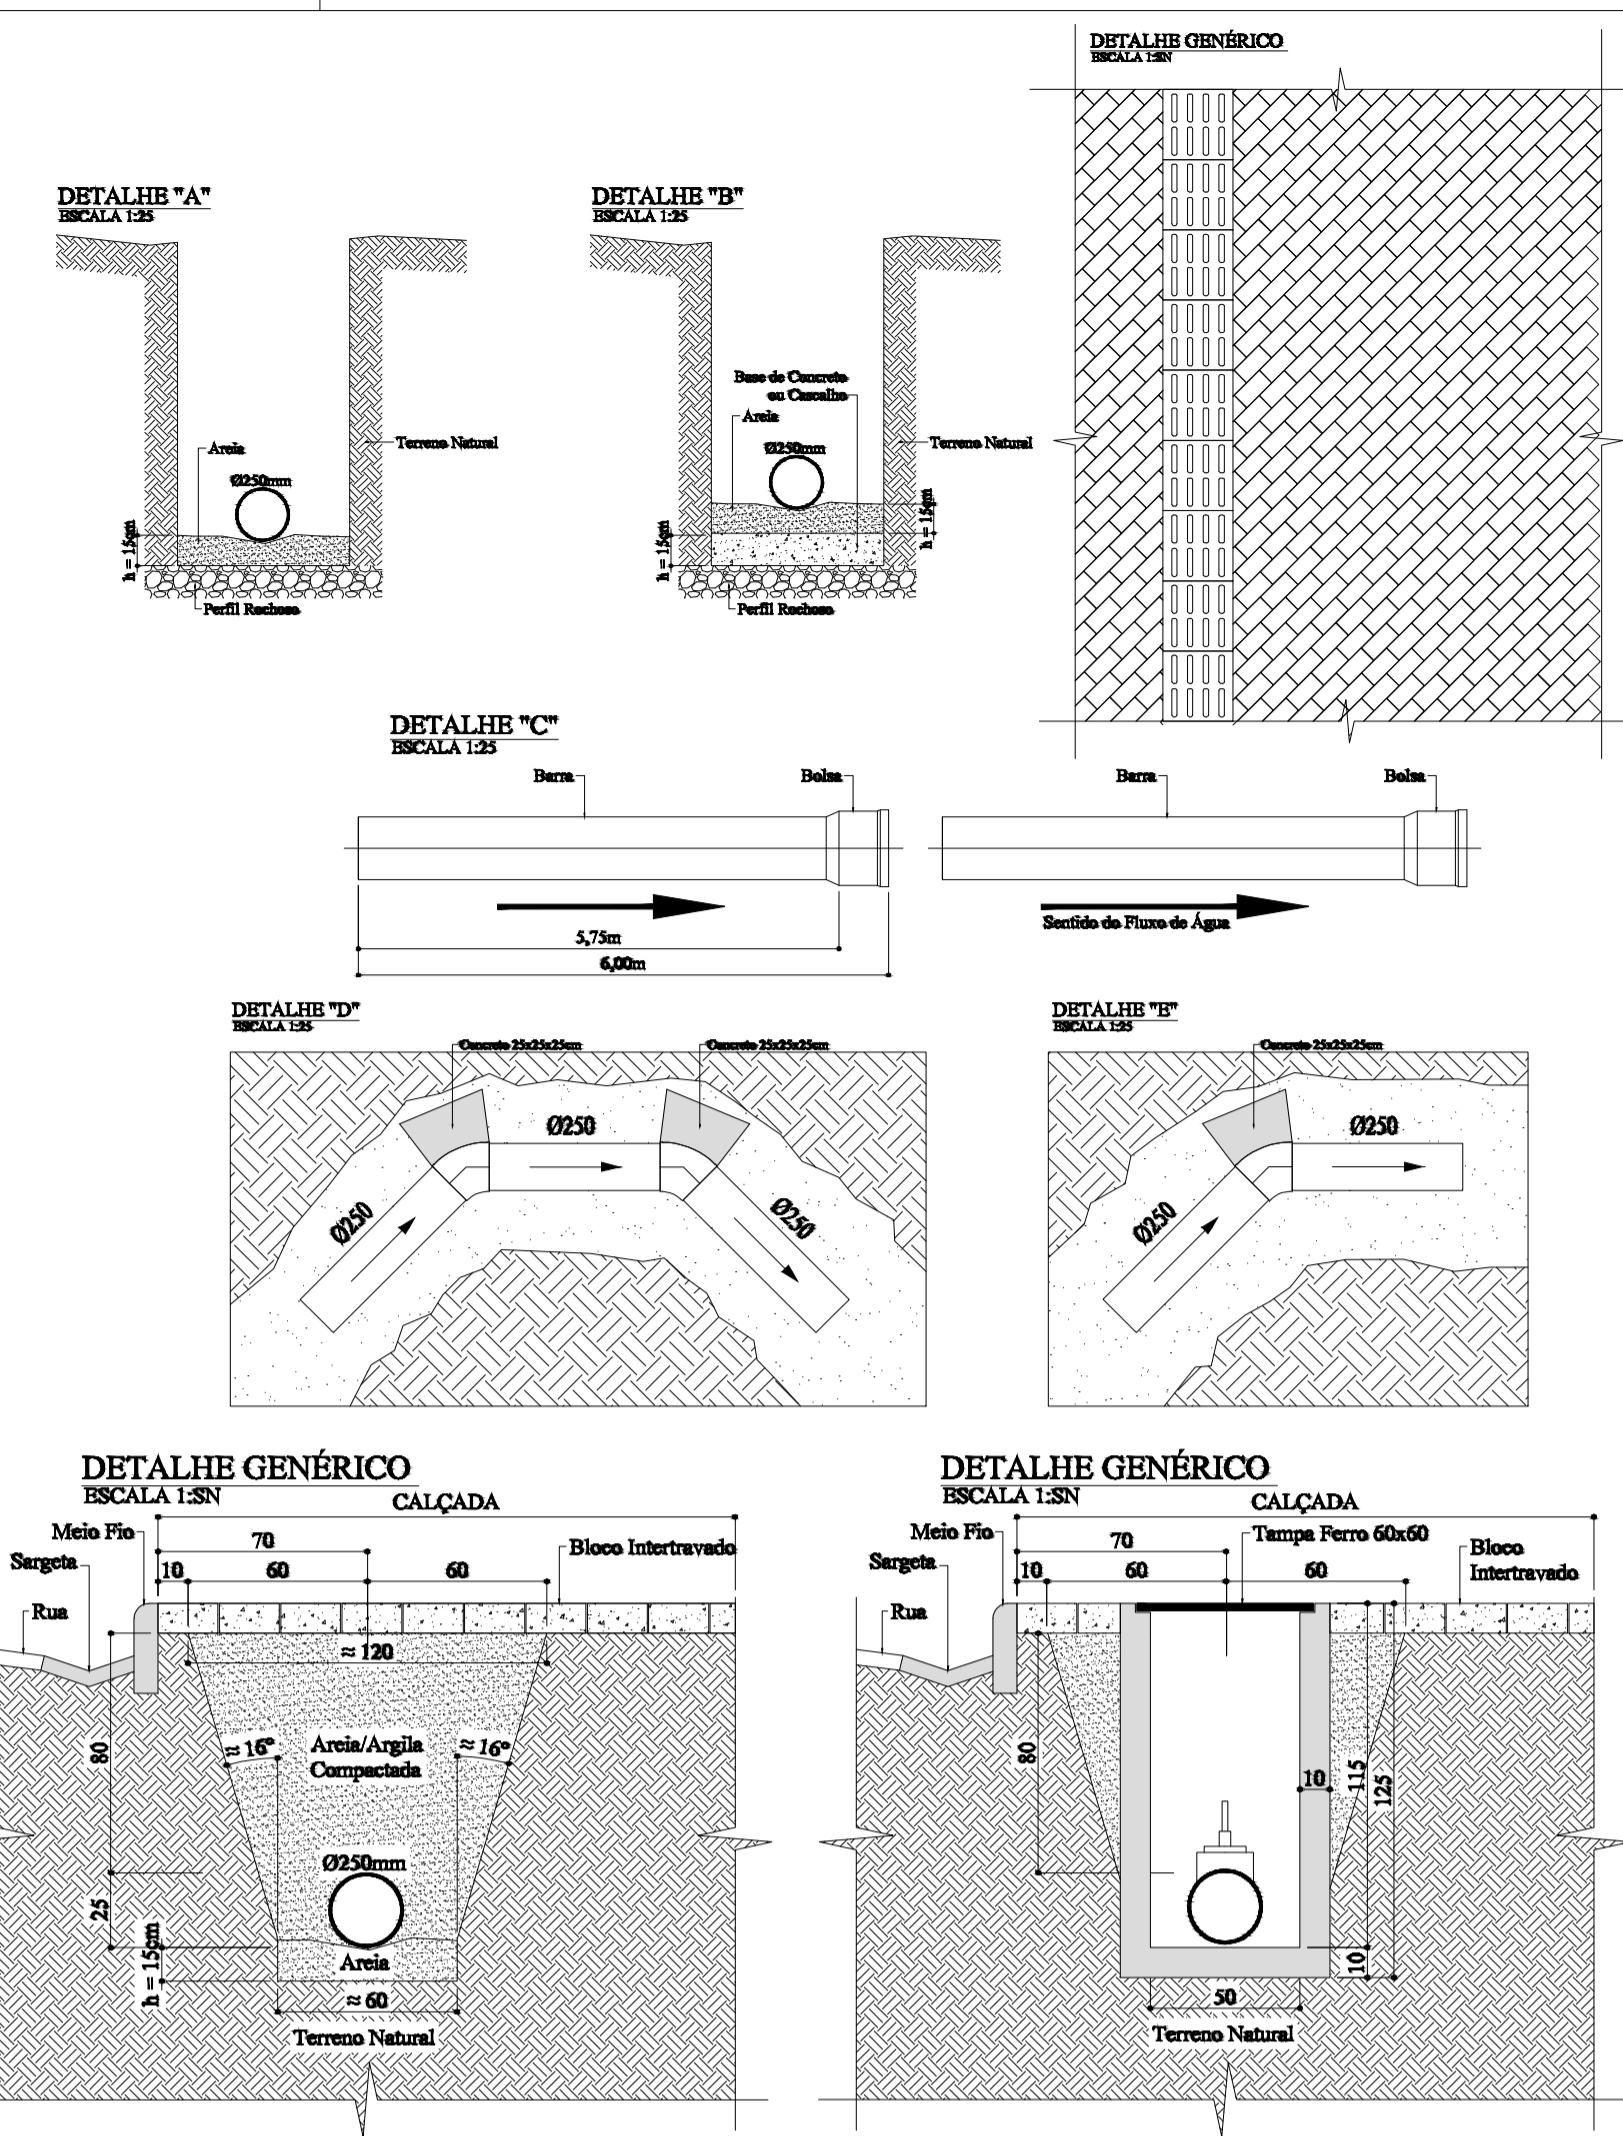


LEI Nº 9.630, DE 19 DE FEVEREIRO DE 1998 - ART. 10 - A PROTEÇÃO AOS DIREITOS DE QUE TRATA ESTA LEI INDEPENDENTE DE REGISTRO.
 ART. 20 - DEFENDE A AUTORIZAÇÃO PRÉVIA E EXPRESSAS DO AUTOR A UTILIZAÇÃO DA OBRA, POR
 QUAIQUÊSER MODALIDADES, TÃO COMO A REPRODUÇÃO PARCIAL OU INTEGRAL.
 CONFORME LEI Nº 5.134, DE 24/12/1966 - ART. 17 - CUMPRIMENTO DE PROTEÇÃO SOBRENTE COM AUTORIZAÇÃO EXPRESSA DO AUTOR

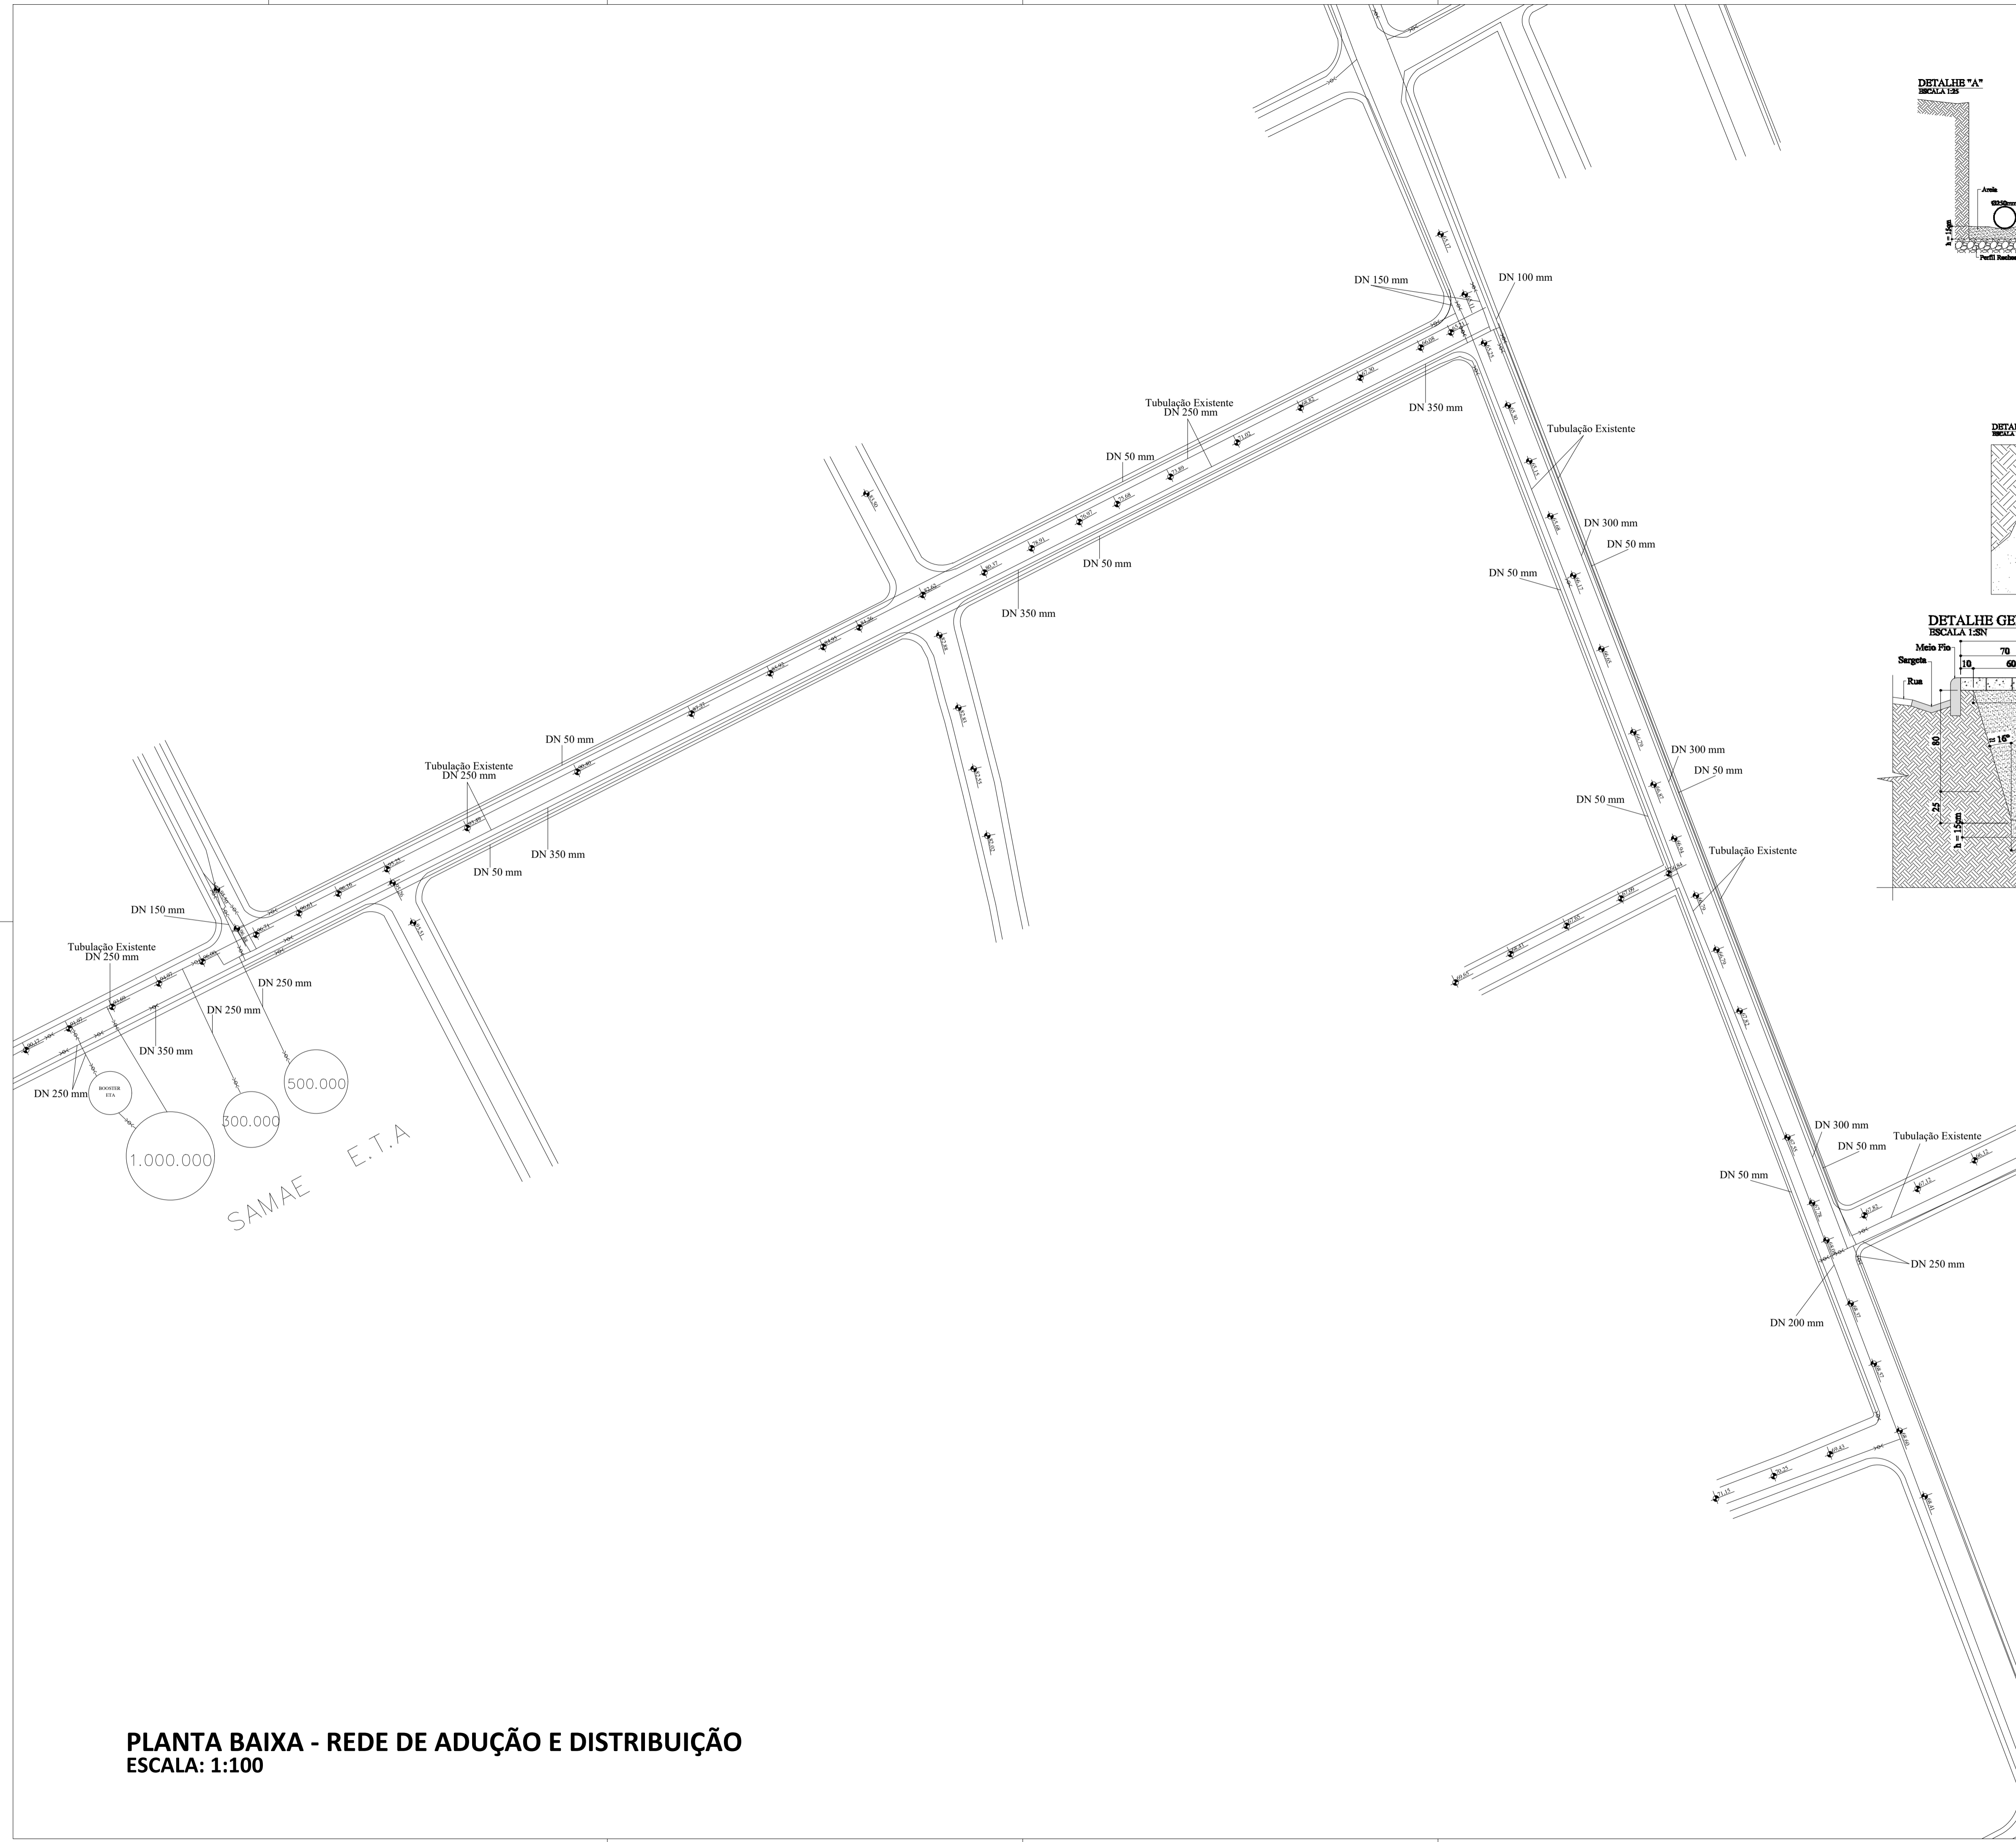

PLANTA BAIXA - REDE DE ADUÇÃO E DISTRIBUIÇÃO
ESCALA: 1:100

SAMAE E.T.A.

Aprovação	
ASSINATURAS	
GUSTAVO HENRIQUE PEITRUKA ENG. CIVIL - CREA/SC nº 164497-0 RESPONSÁVEL TÉCNICO	WALDEMAR GEBAUER SERVIÇO AUTÔNOMO MUNICIPAL DE ÁGUA E ESGOTO DE TIMBÓ
Proprietário	SERVIÇO AUTÔNOMO MUNICIPAL DE ÁGUA E ESGOTO DE TIMBÓ
Endereço da obra	Rua Rio de Janeiro e Aristilano Ramos, Das Capitais, Timbó/SC
Obra	Implantação de adutora e rede de distribuição de água
Projetos	- PLANTA BAIXA - REDE DE ADUÇÃO E DISTRIBUIÇÃO - DETALHES
Metragem Corrida Tubulação	2.370,00 m
Escala	Indicadas
Data	Agosto/2019
Desenho	Rodrigo
Tipo de projeto	
Prancha	01/05



Serviço Autônomo Municipal de Água e Esgoto de Timbó
 Rua Duque de Caxias, 56, Centro - Timbó-SC
 www.samaeimbo.com.br