

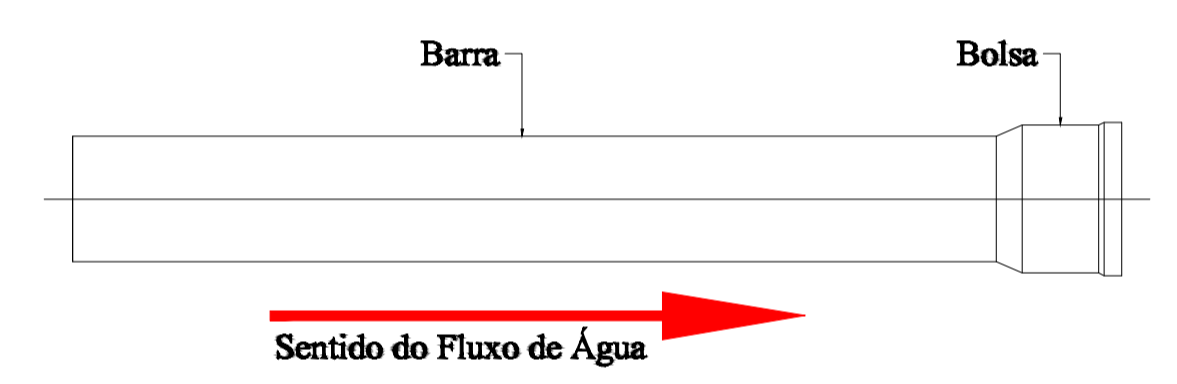
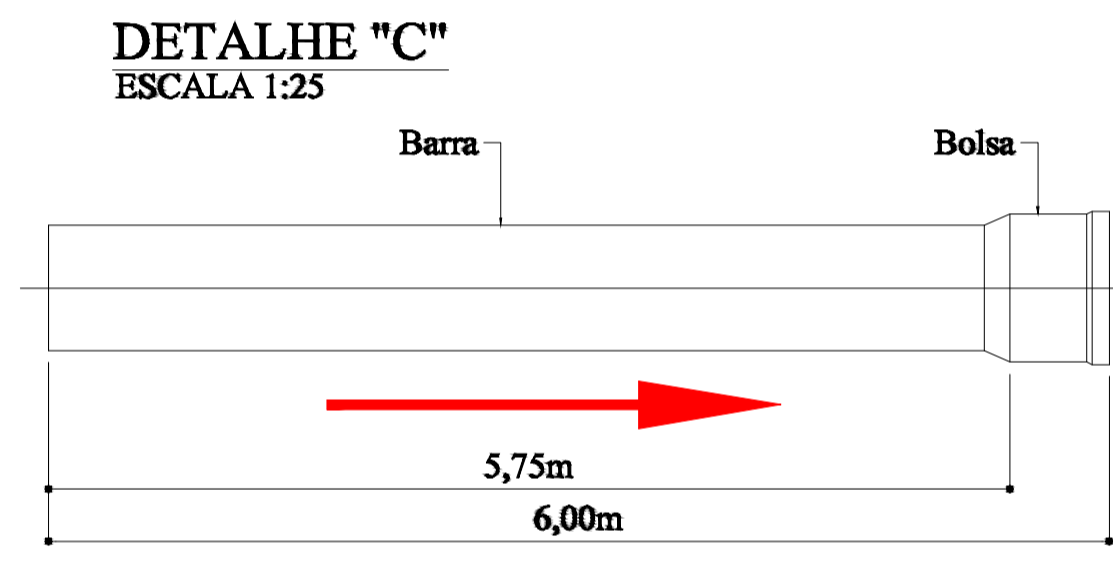
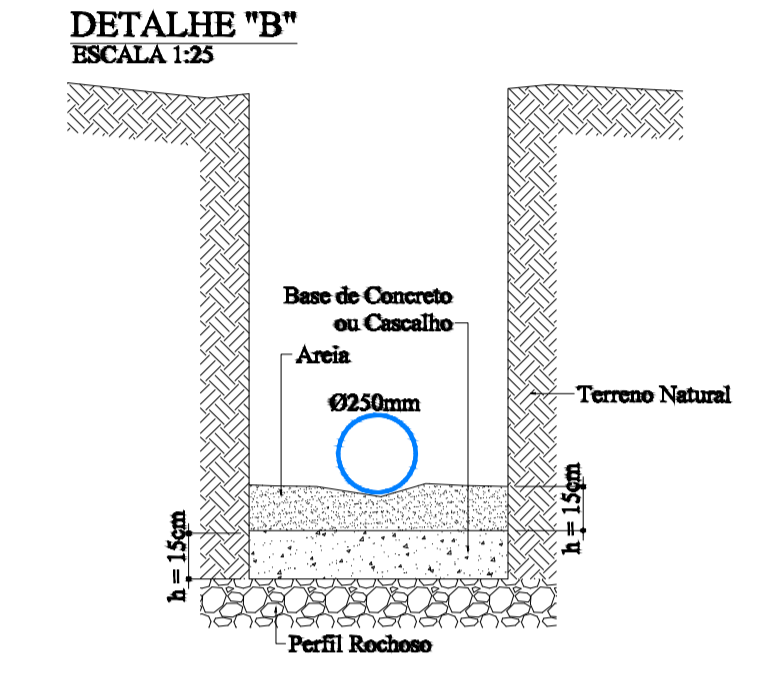
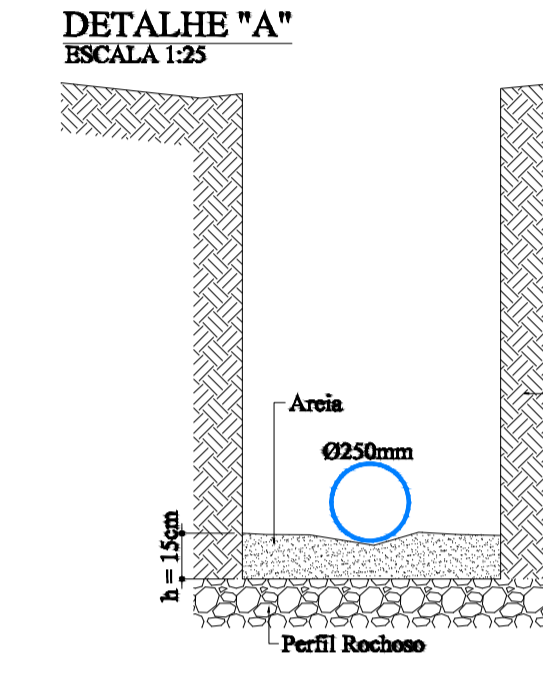
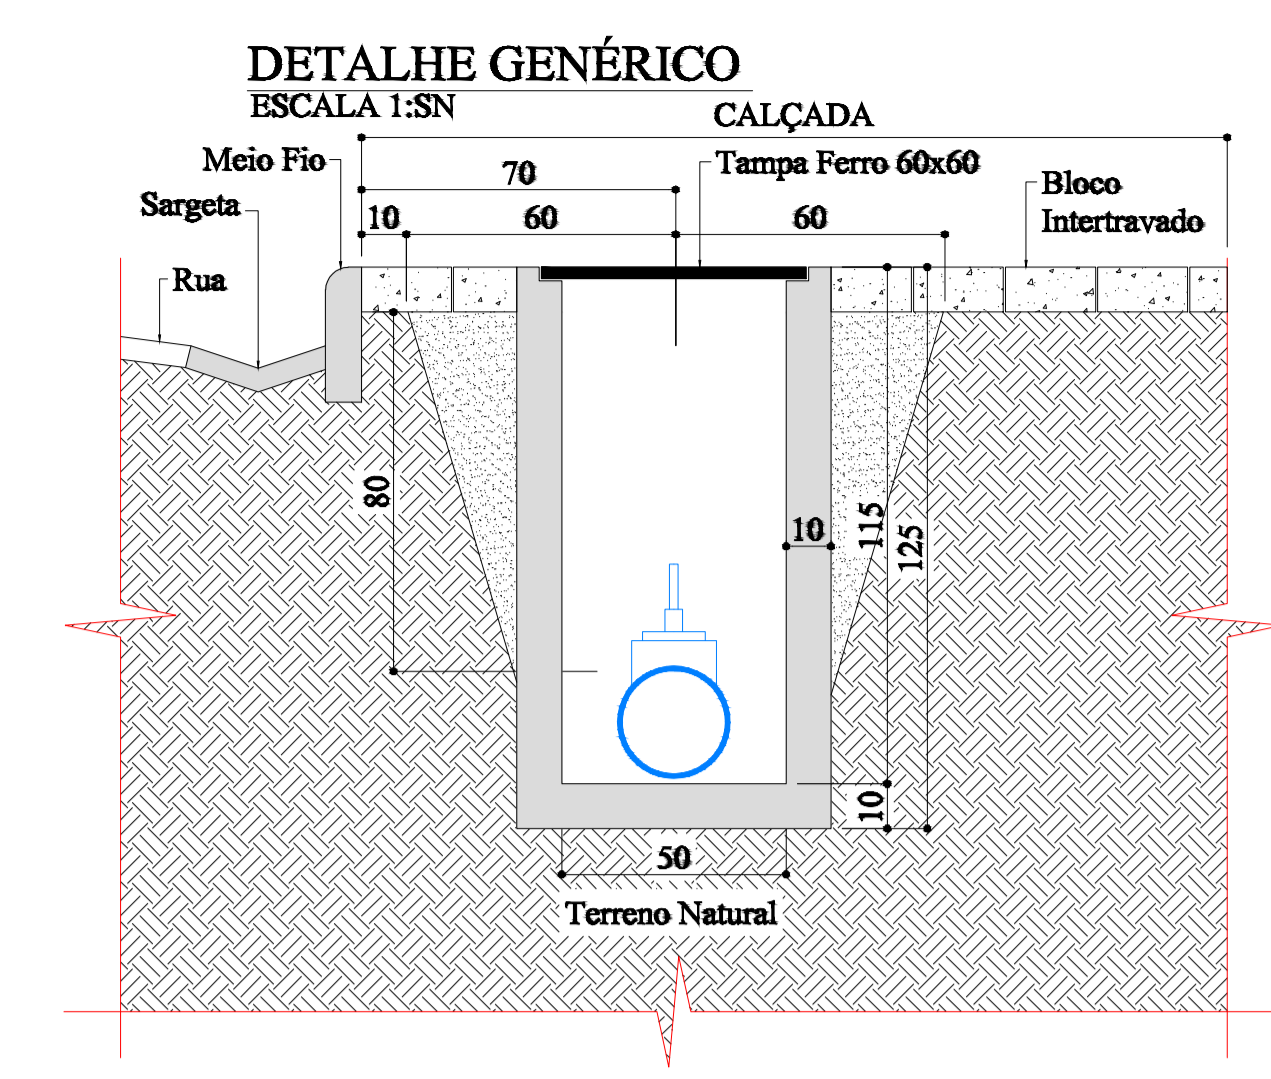
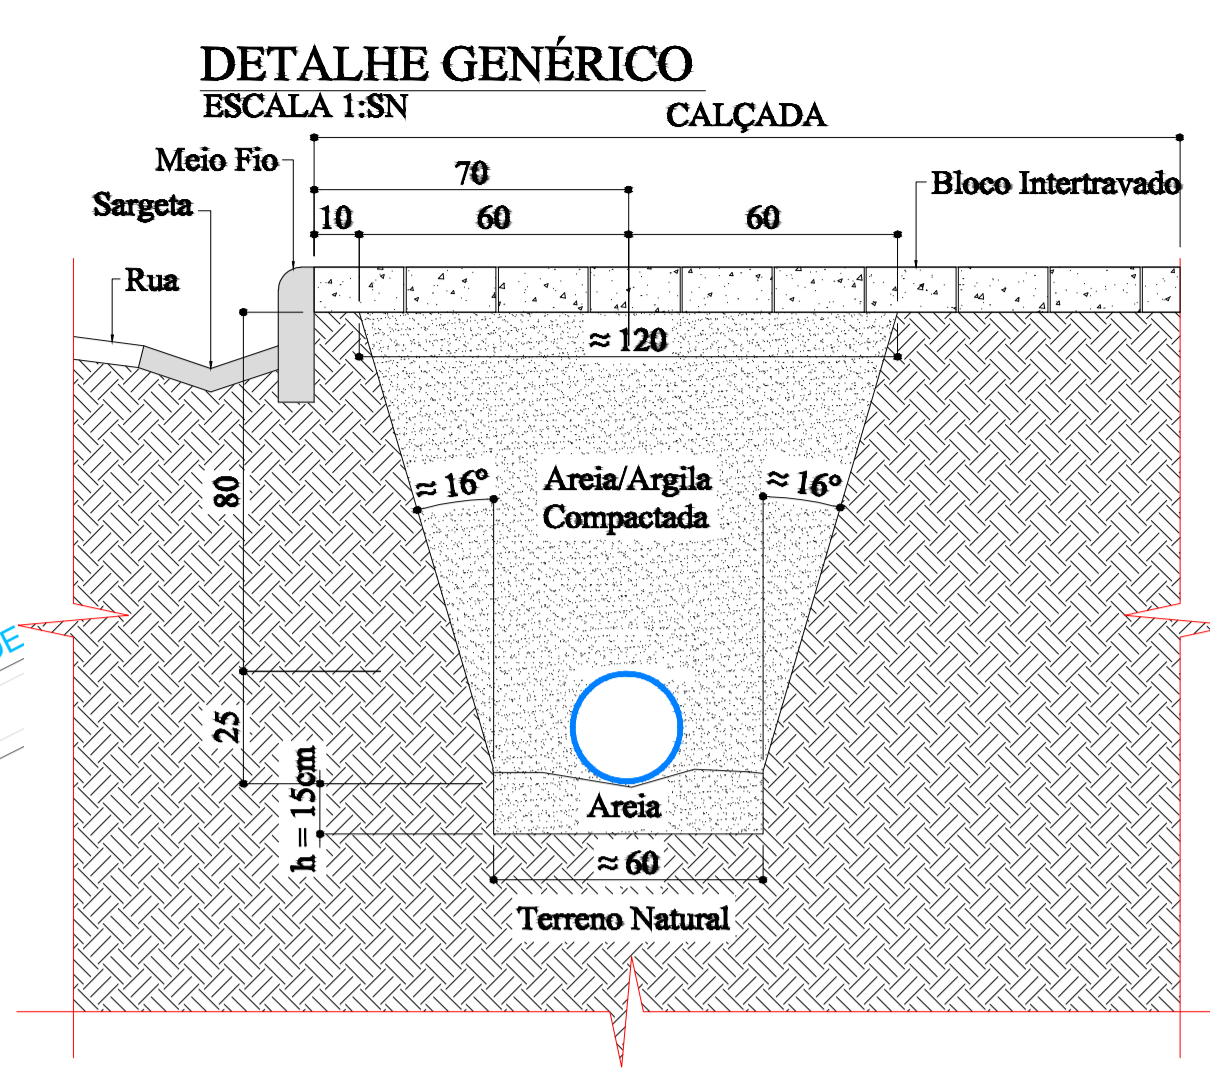


LEI Nº 8910 DE 19 DE FEVEREIRO DE 1996 - ART. 18 A PROTEÇÃO AOS DIREITOS QUE TRAZ ESTA LEI INDEPENDENTE DE REGISTRO.
 ART. 20 O DESENHADOR DE PROJETO DE ENGENHARIA OU ARQUITETO DE PROJETO DE ARQUITETURA OU DE PROJETO DE INTERIORES, OU QUALQUER MODALIDADES, NÃO COMO A REPRODUÇÃO PARCIAL OU INTEGRAL DO PROJETO DE ENGENHARIA OU DE PROJETO DE ARQUITETURA OU DE PROJETO DE INTERIORES, SEM O CONSENTIMENTO DO AUTOR.
 CONFORME LEI Nº 194 DE 21/12/1996 ART. 17 COMBINADO COM ART. 1º COM A LEI Nº 8910 DE 19 DE FEVEREIRO DE 1996 - ART. 18 A PROTEÇÃO AOS DIREITOS QUE TRAZ ESTA LEI INDEPENDENTE DE REGISTRO.

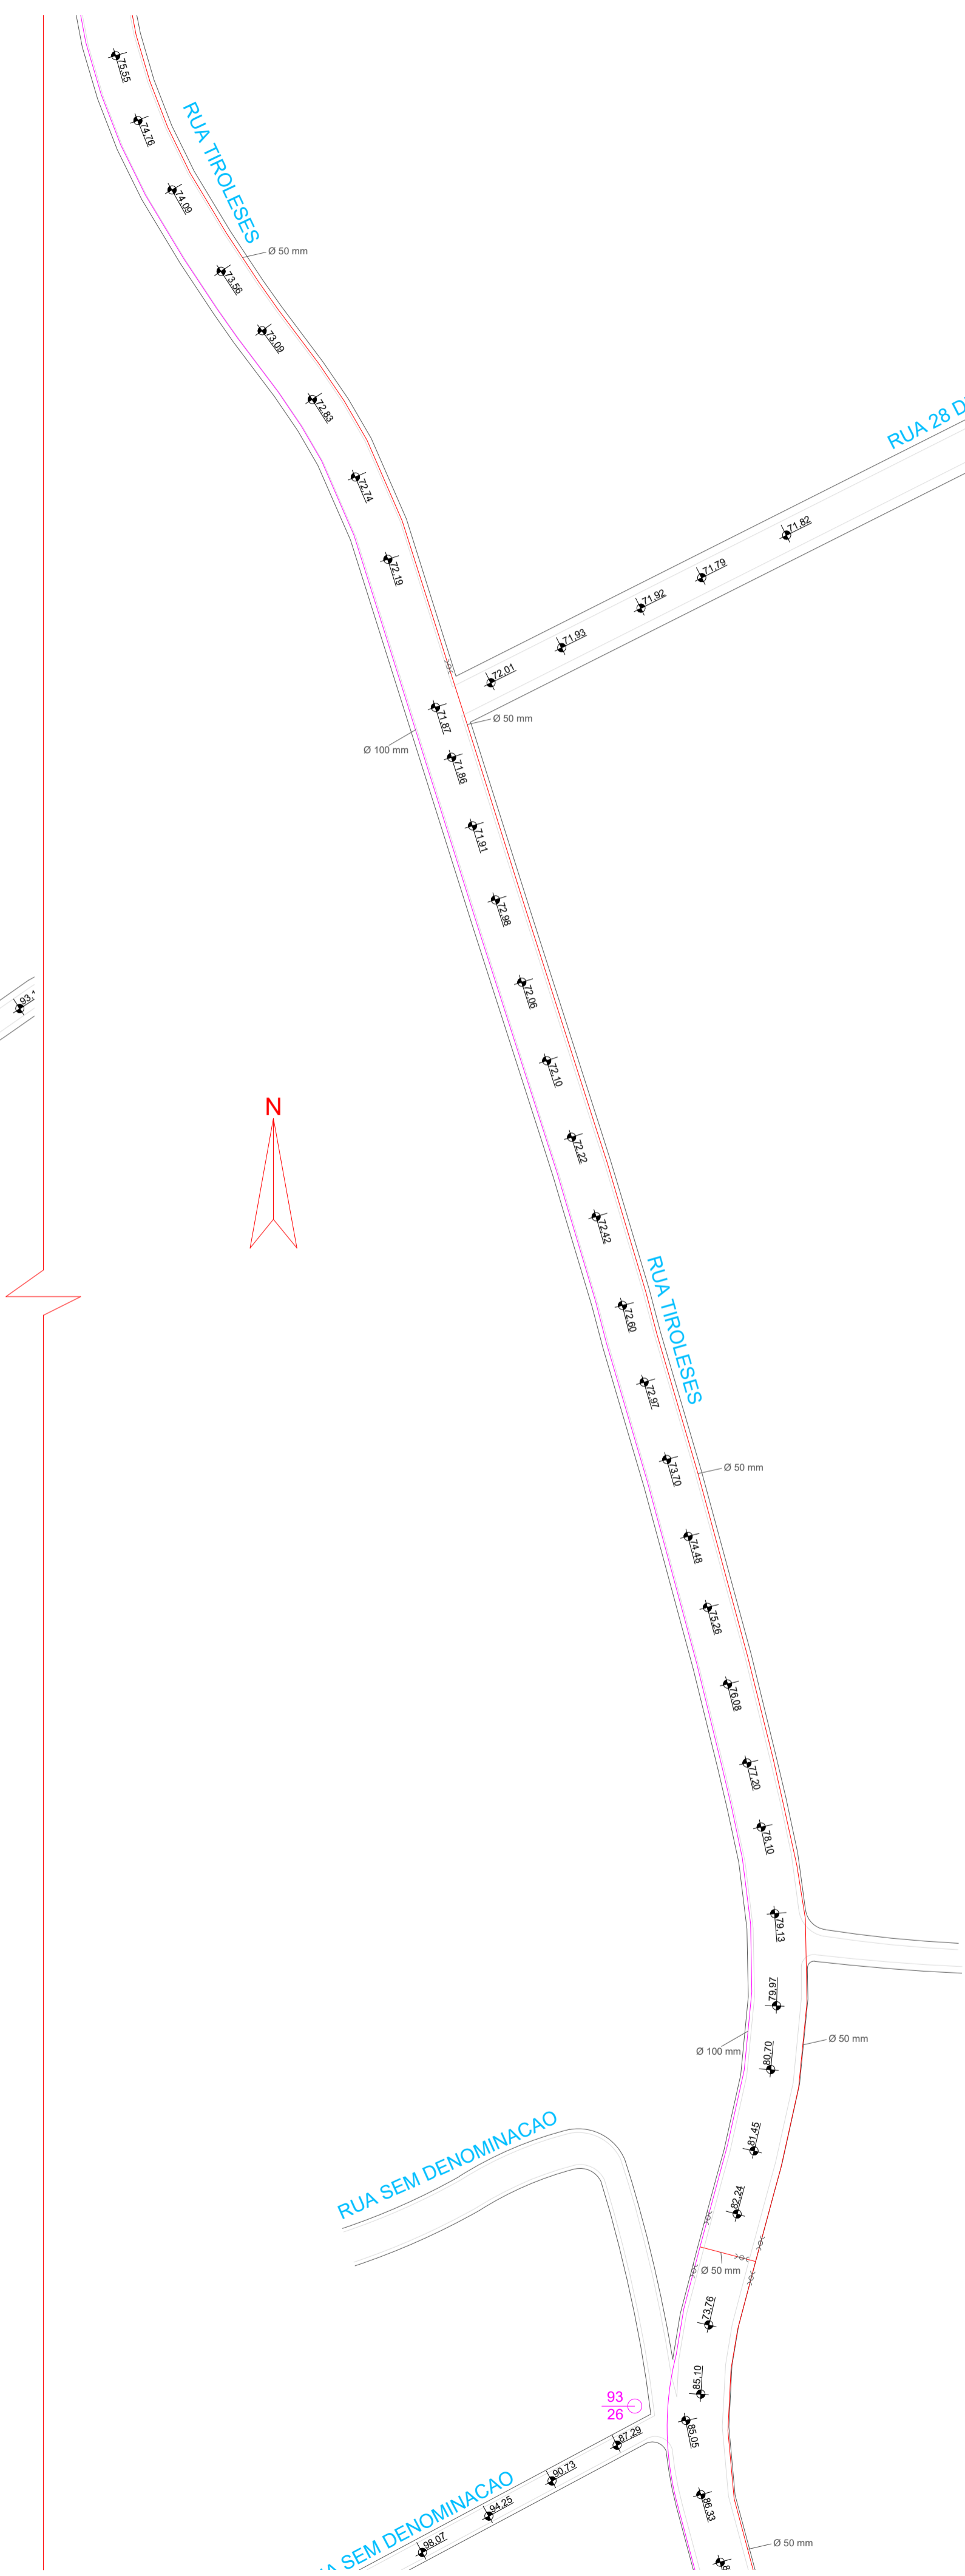

PLANTA BAIXA - REDE DE ADUÇÃO E DISTRIBUIÇÃO
 ESCALA: 1:1000

Aprovação		ASSINATURAS	
GUSTAVO HENRIQUE PEITRUKA ENG. CIVIL - GREA/SC nº 164497-0 RESPONSÁVEL TÉCNICO		WALDEMAR GEBAUER SERVIÇO AUTÔNOMO MUNICIPAL DE ÁGUA E ESGOTO DE TIMBÓ	
Proprietário	SERVIÇO AUTÔNOMO MUNICIPAL DE ÁGUA E ESGOTO DE TIMBÓ	Metragem Corrida Tubulação	4.112,19 m
Endereço da obra	Rua Tirolezes, Tirolezes, Timbó/SC	Escala	Indicadas
Obra	Implantação de adutora e rede de distribuição de água	Data	Setembro 2019
Projetos	- PLANTA BAIXA - REDE DE ADUÇÃO E DISTRIBUIÇÃO - DETALHES	Desenho	Gustavo
		Tipo de projeto	
		Prancha	01/04

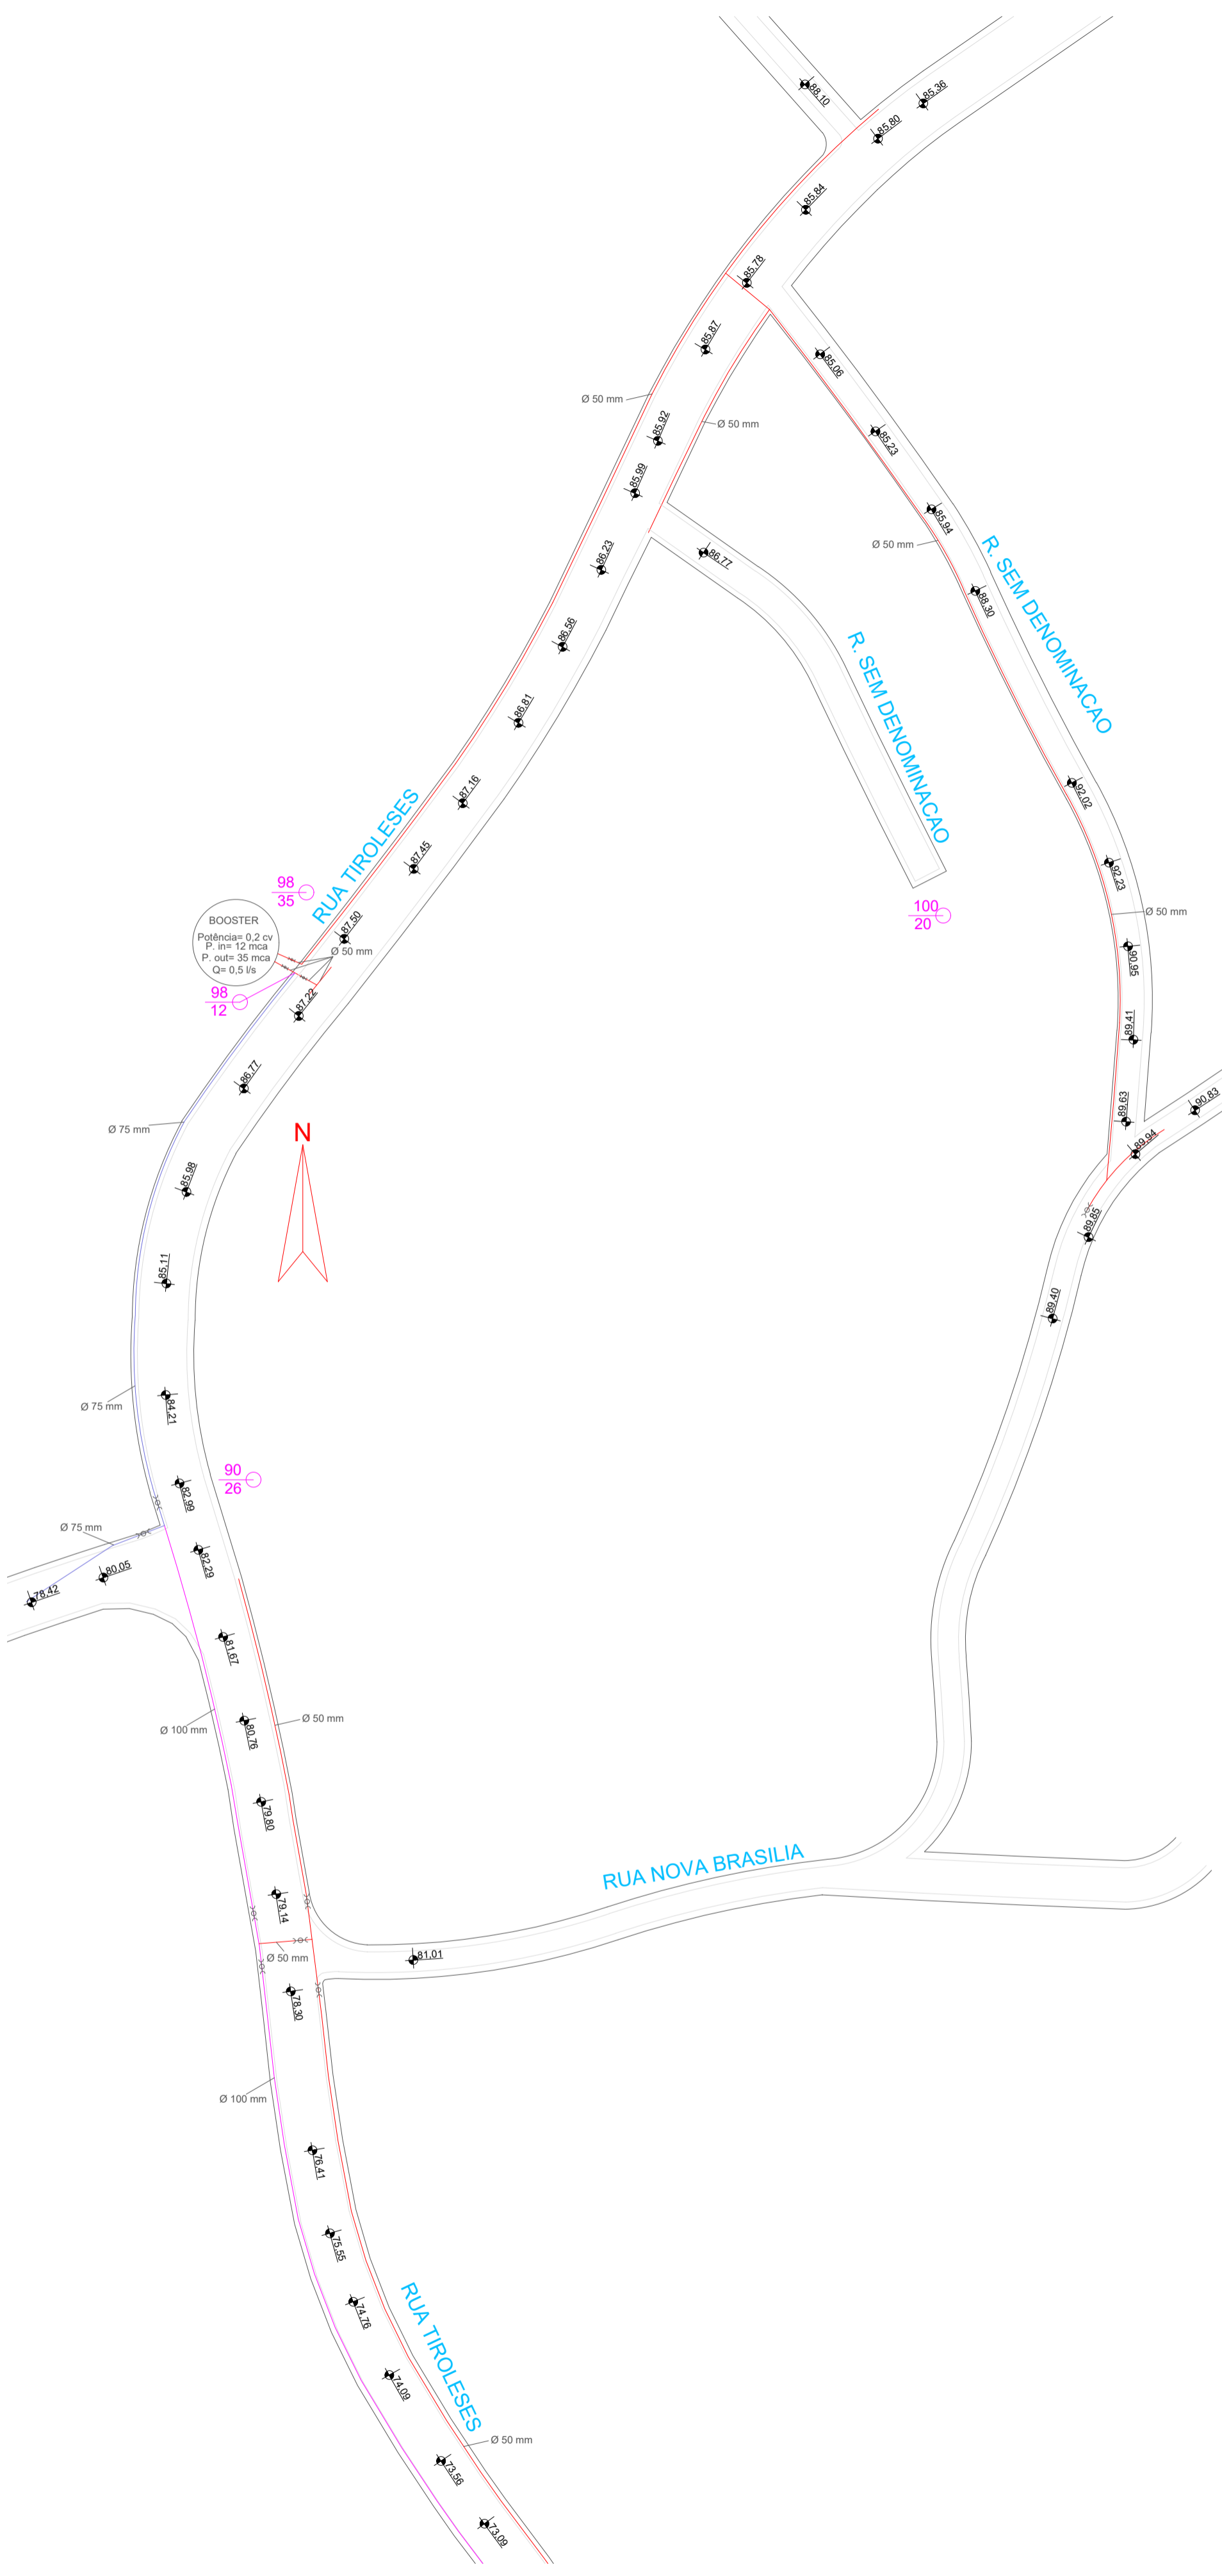