

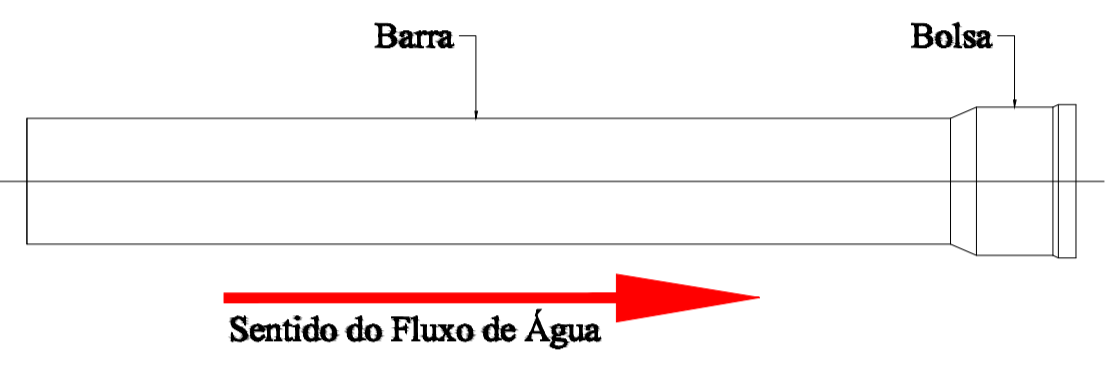
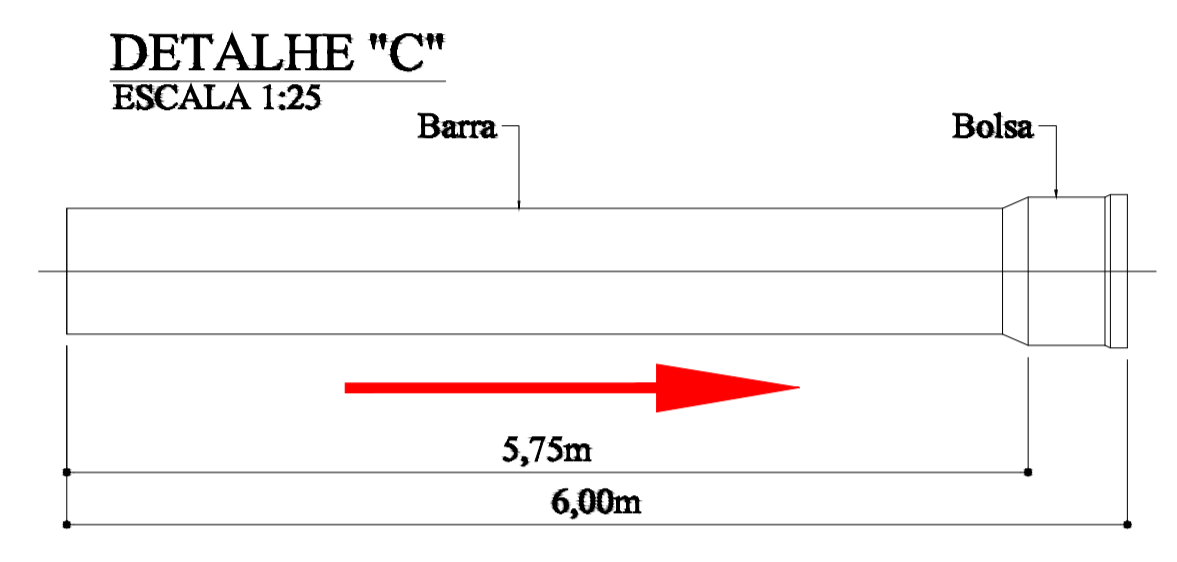
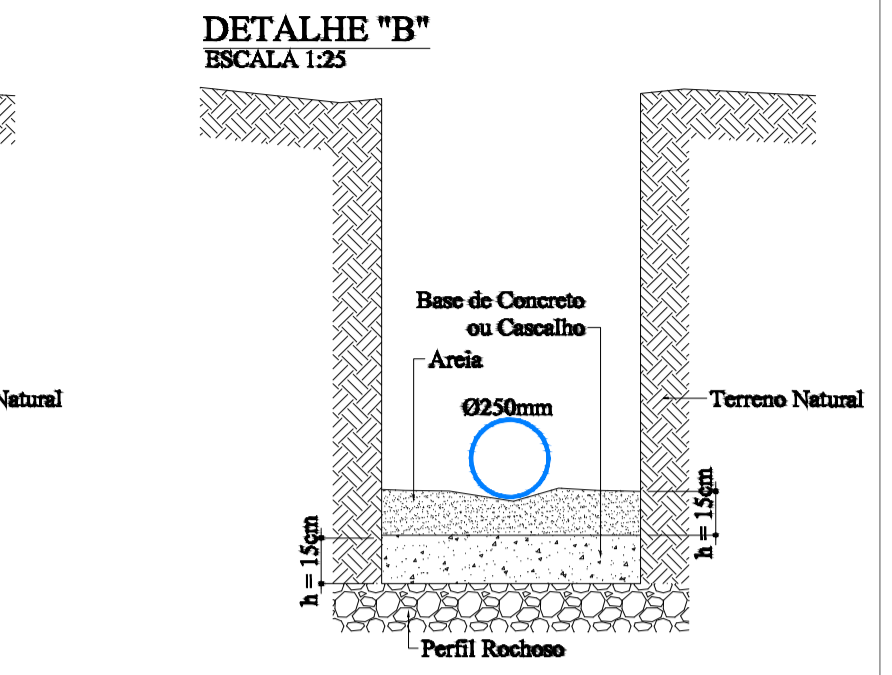
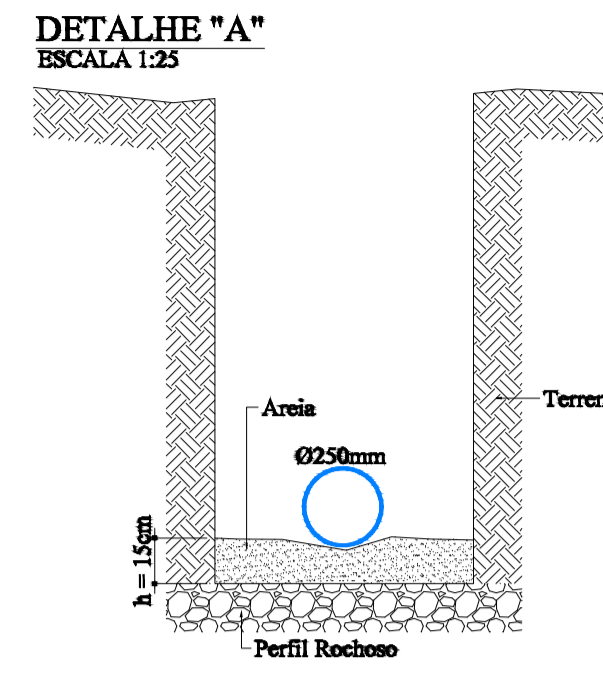
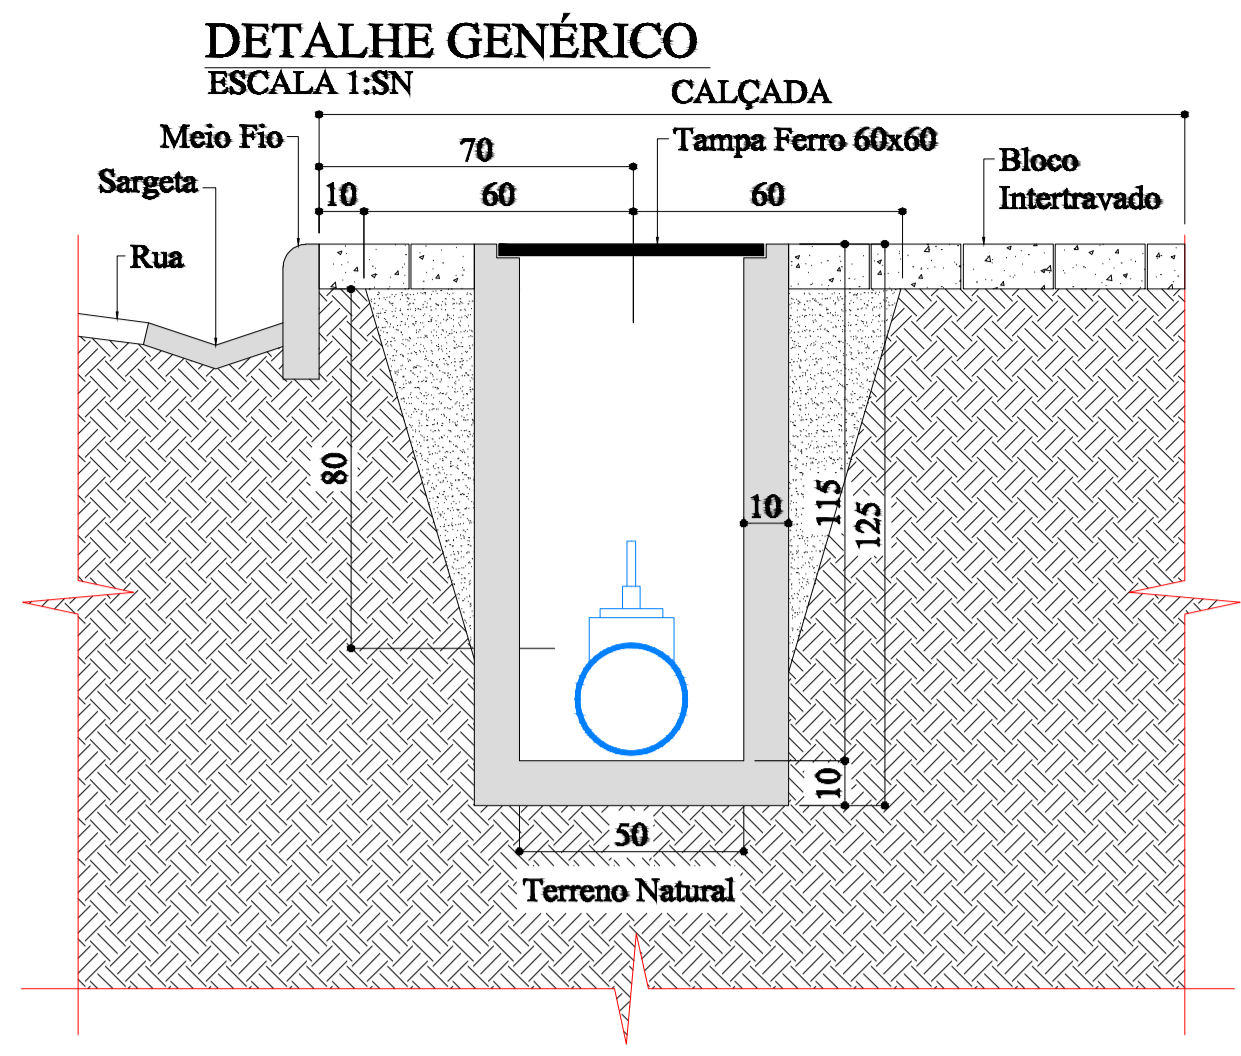


LEI Nº 8910 DE 19 DE FEVEREIRO DE 1996 - ART. 18 A PROTEÇÃO AOS DIREITOS QUE TRATA ESTA LEI INDEPENDENTE DE REGISTRO.
 ART. 20 A PROTEÇÃO AOS DIREITOS QUE TRATA ESTA LEI INDEPENDENTE DE REGISTRO.
 ART. 21 A PROTEÇÃO AOS DIREITOS QUE TRATA ESTA LEI INDEPENDENTE DE REGISTRO.
 ART. 22 DEPENDER DE AUTORIZAÇÃO PRÉVIA E EXPRESSAS DO AUTOR AUTORIZAÇÃO DA OBRA, POR
 QUANTAS MODALIDADES, TANTO COMO A REPRODUÇÃO PARCIAL OU INTEGRAL.
 CONFORME LEI 5.194 DE 24/12/1966 ART. 17 COMBINADO COM ART. 1º COM A LEI Nº 13.127/2016 (AUTOR) COM A LEI Nº 13.127/2016 (AUTOR)

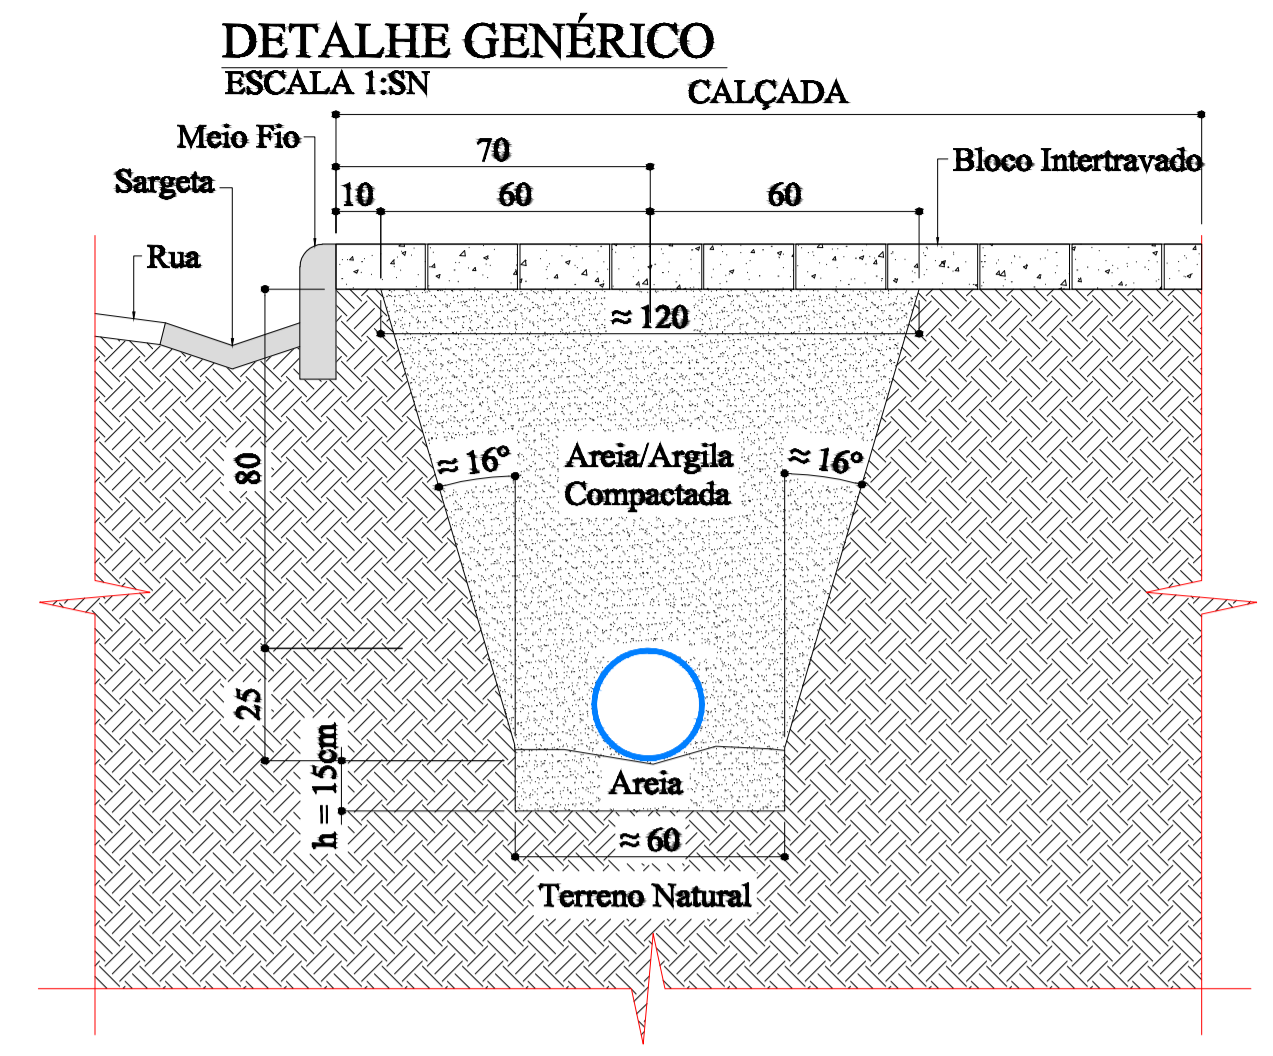

PLANTA BAIXA - REDE DE ADUÇÃO E DISTRIBUIÇÃO
 ESCALA: 1:1000

Aprovação		GUSTAVO HENRIQUE PEITRUKA ENG. CIVIL - GREA/SC nº 164497-0 RESPONSÁVEL TÉCNICO		WALDEMAR GEBAUER SERVIÇO AUTÔNOMO MUNICIPAL DE ÁGUA E ESGOTO DE TIMBÓ	
ASSINATURAS	Proprietário	SERVIÇO AUTÔNOMO MUNICIPAL DE ÁGUA E ESGOTO DE TIMBÓ		Metragem Corrida Tubulação	4.112,19 m
	Endereço da obra	Rua Tirolezes, Tirolezes, Timbó/SC		Escala	Indicadas
	Obra	Implantação de adutora e rede de distribuição de água		Data	Setembro 2019
	Projetos	- PLANTA BAIXA - REDE DE ADUÇÃO E DISTRIBUIÇÃO - DETALHES		Desenho	Gustavo
				Tipo de projeto	
				Prancha	02/04

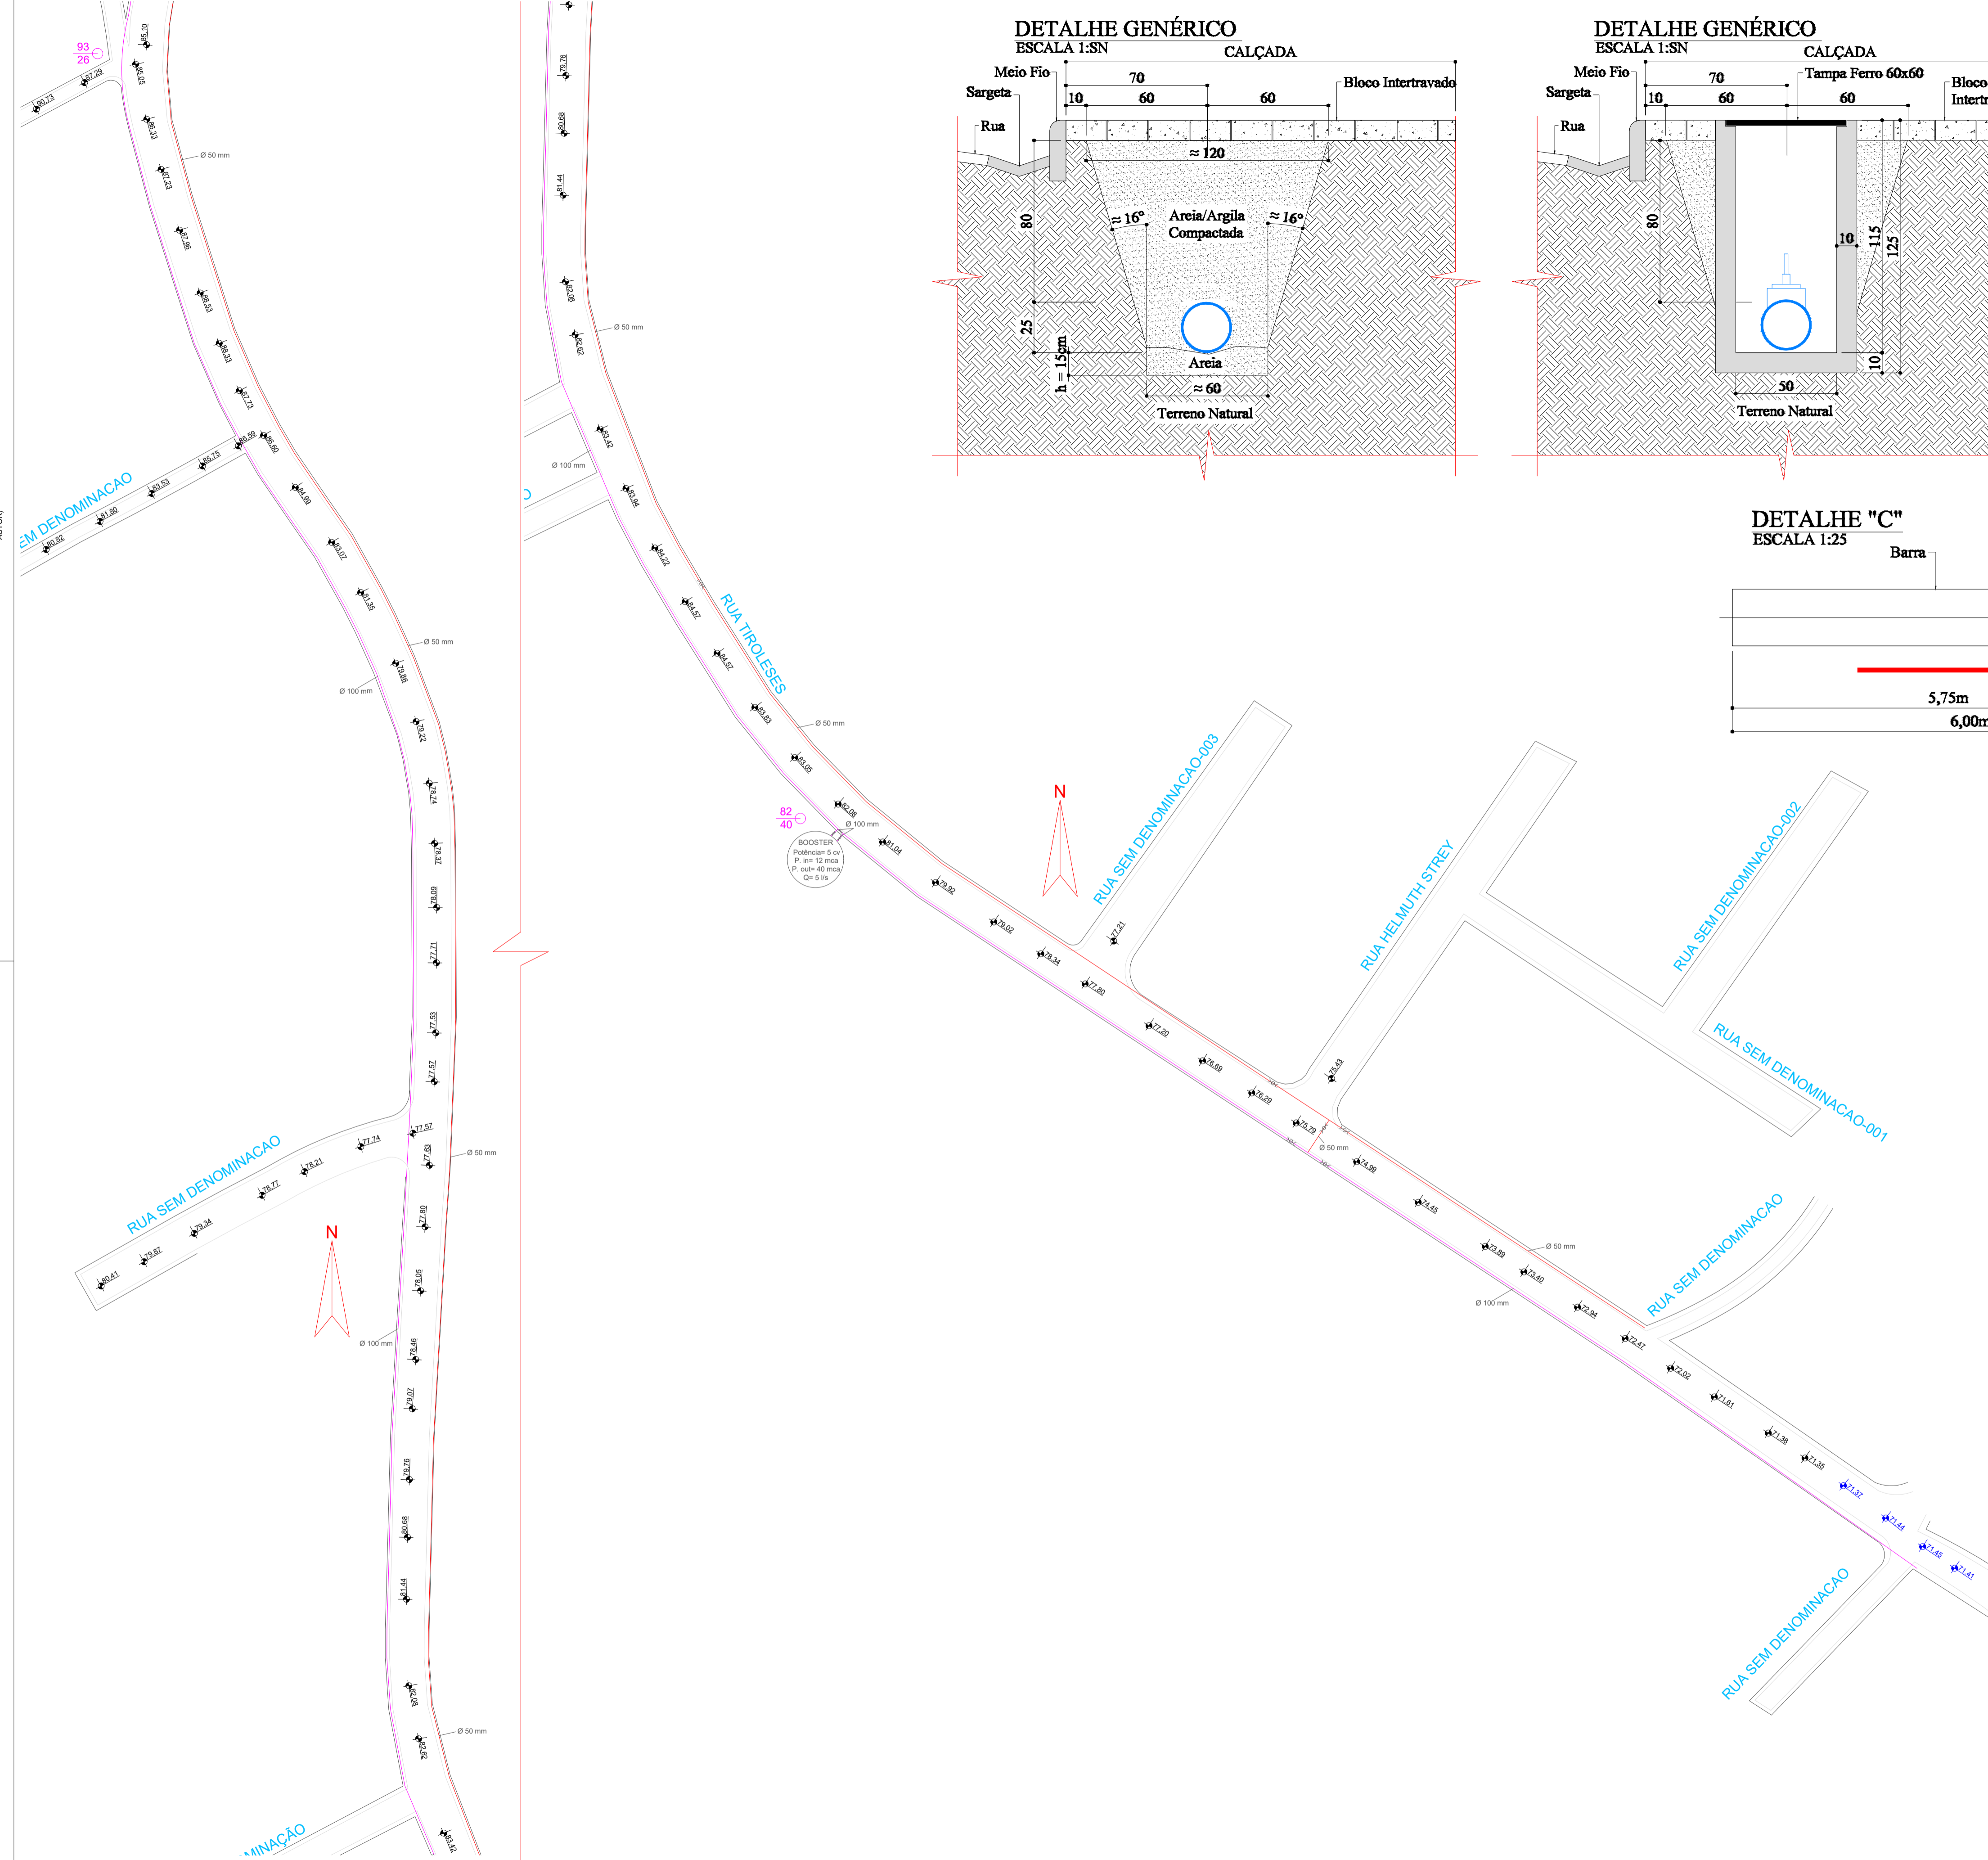