



LEI Nº 9.610, DE 19 DE FEVEREIRO DE 1998 - ART. 15 - A PROTEÇÃO DOS DIREITOS DE QUE FOMTA LISTA DE IMPEDIMENTO DE REGISTRO - ART. 25 - DEFENSA DE AUTORIZAÇÃO PRÉVIA E EXPRESSAS DO AUTOR NA UTILIZAÇÃO DA OBRA, POR QUALQUER MODALIDADE, TAL COMO A REPRODUÇÃO PARCIAL OU INTEGRAL, CONFORME LEI Nº 5.134 DE 02.04.1966 - ART. 17 - CONHECIMENTO DO PROBLEMA SOBRE COM AUTORIZAÇÃO EXPRESSA DO AUTOR


GUARITA ELEVÇÃO FRONTAL
Escala 1:50

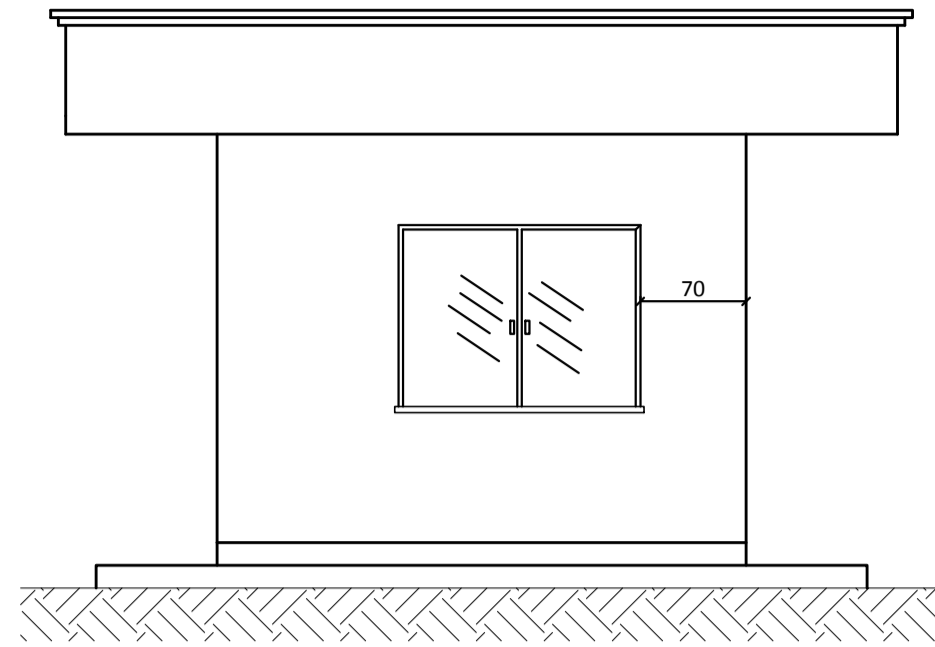


GUARITA ELEVÇÃO LATERAL
Escala 1:50

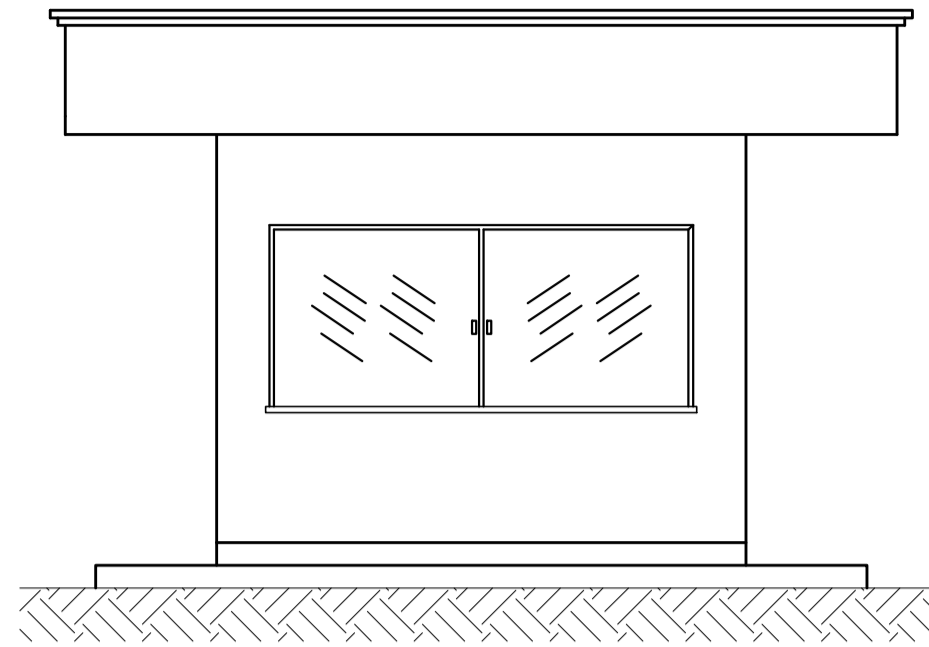


GUARITA - 12,25m² PLANTA BAIXA
Escala 1:50

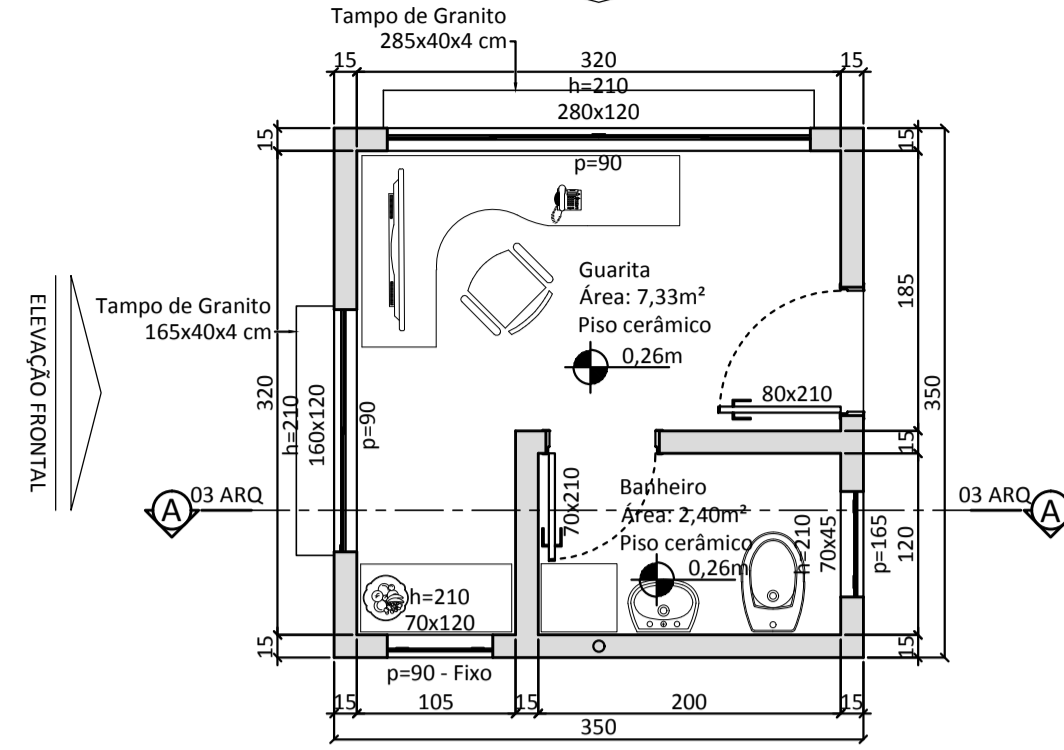


GUARITA CORTE "A-A"
Escala 1:50

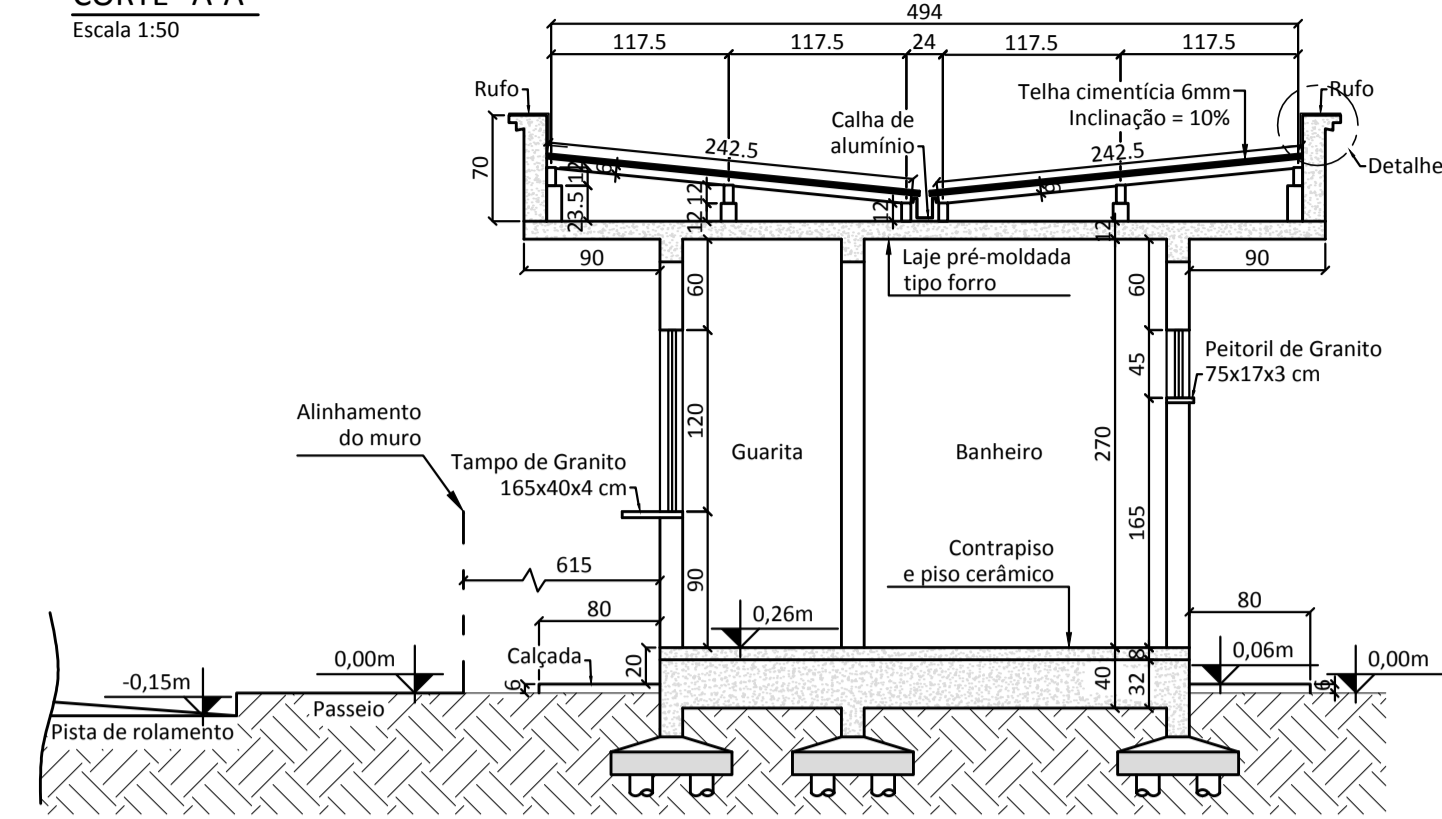


GUARITA PROJEÇÃO DA COBERTURA
Escala 1:50

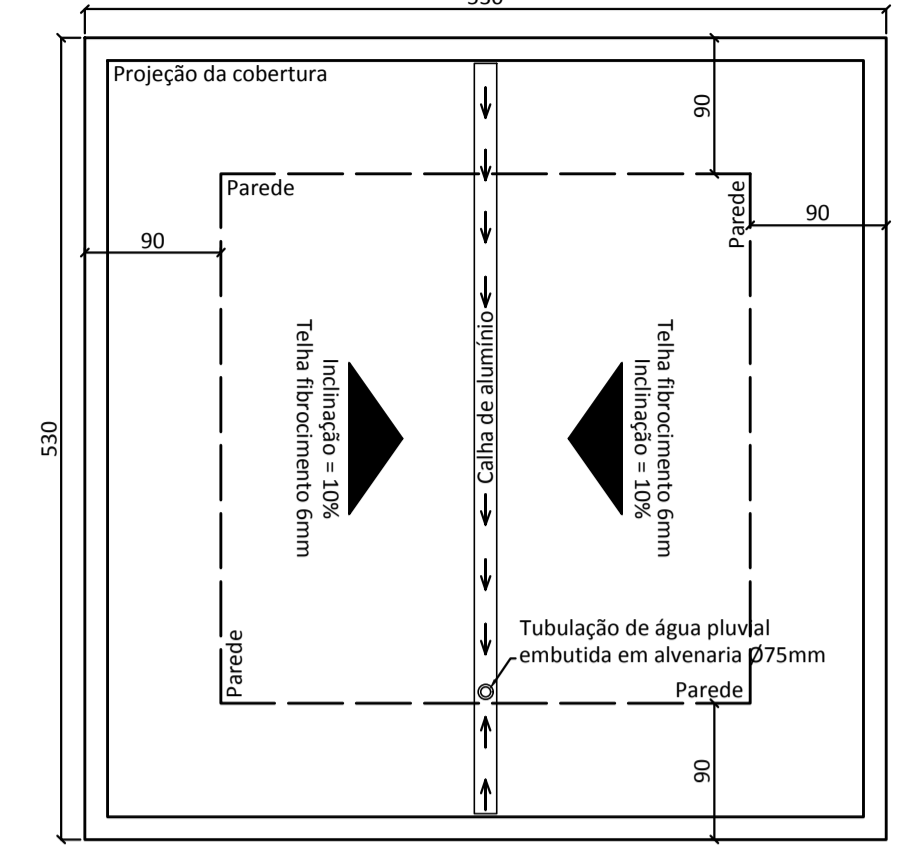

GUARITA DISTRIBUIÇÃO SANITÁRIA
Escala 1:50

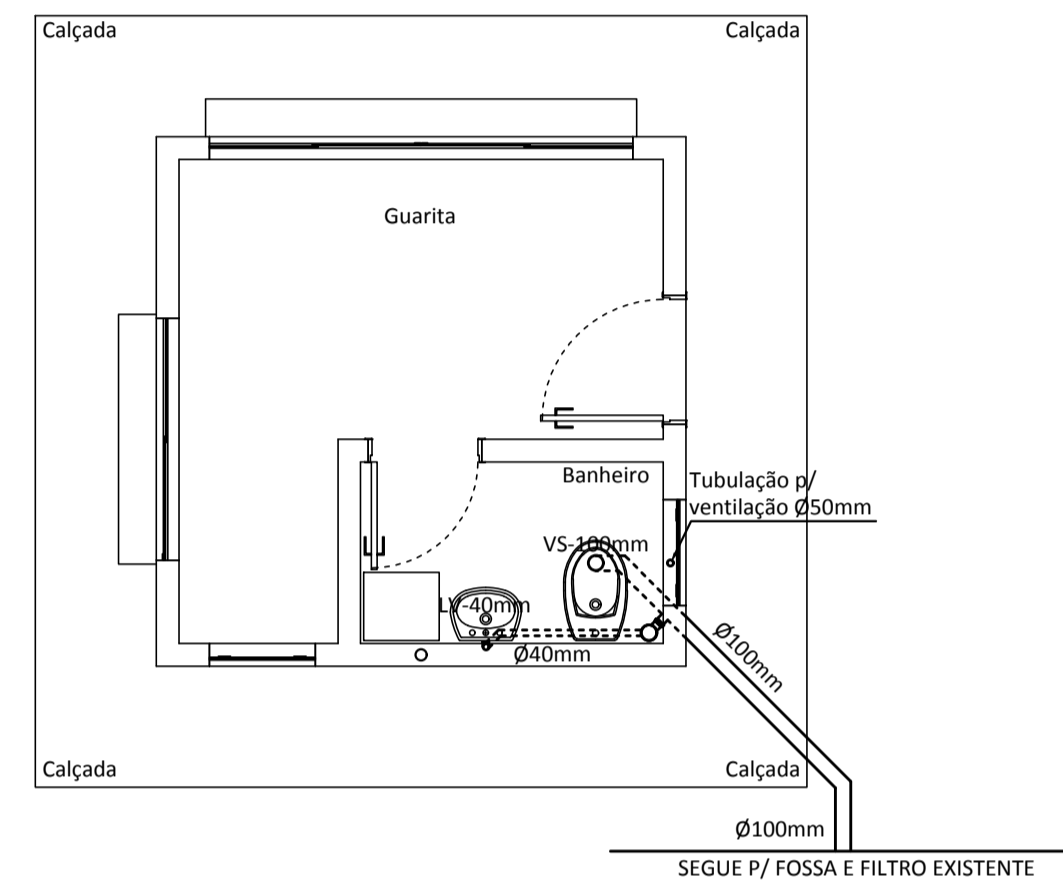

GUARITA DISTRIBUIÇÃO HIDRÁULICA
Escala 1:50

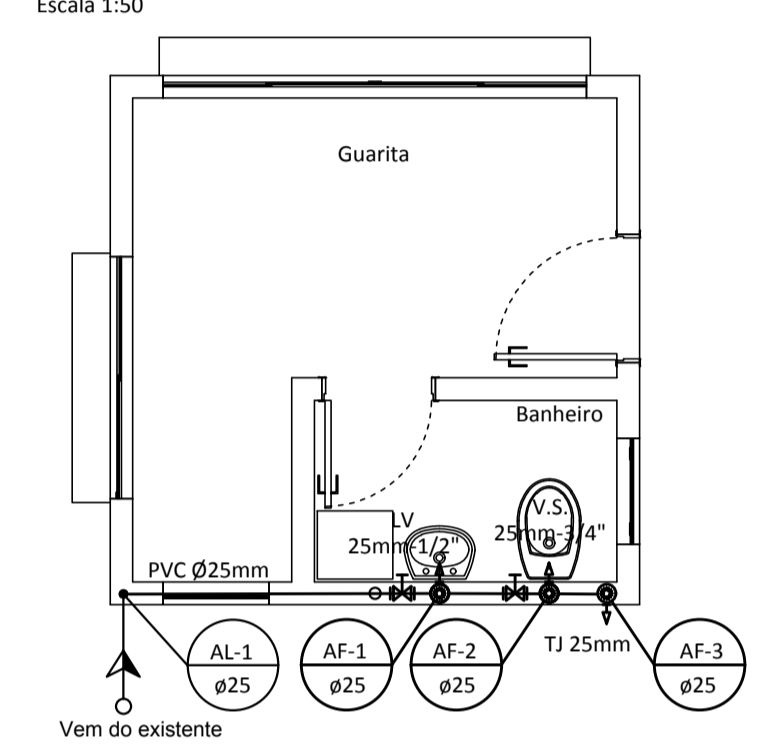


LEGENDA HIDROSANITÁRIO

- TJ Torneira para jardim
- Caixa sifonada
- Tubo PVC soldável para água fria
- Tubo PVC soldável para esgoto
- Tubo PVC soldável para esgoto exposto sob laje
- Alimentador predial
- Registro de gaveta c/ cobre
- Coluna de água fria


LEGENDA ELÉTRICO

- Caixa disjuntores
- Ponto de luz de teto
- Tomada universal 3P - baixa h=30cm
- Tomada universal 3P - media h=120cm
- Tomada universal 3P - alta h=230cm
- Interruptor simples
- Interruptor duas teclas simples
- Tomada telefone a 30cm do piso
- Neutro, fase, retorno, terra

GUARITA DISTRIBUIÇÃO ELÉTRICA
Escala 1:50

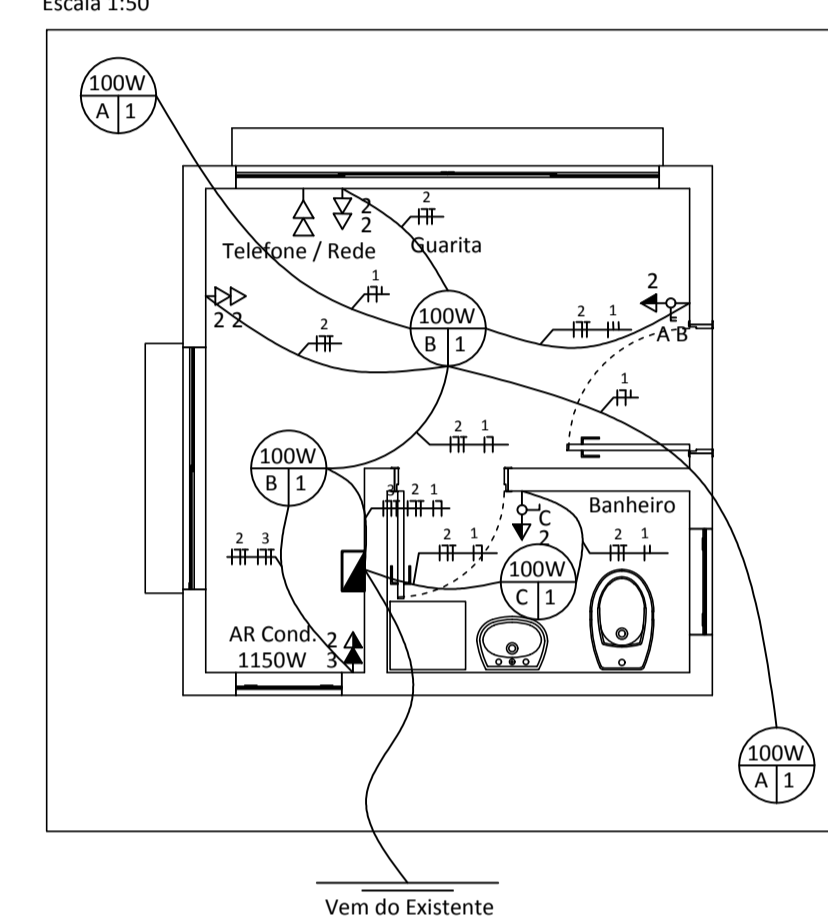

DETALHE "A"
Escala 1:20

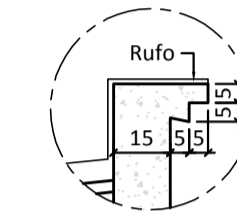


QUADRO DE CARGAS

no	Circuito	Tensão	Potência total	Corrente (A)	Disjuntores (A) Tetrapolar
1	Iluminação do térreo	220	500W	2,27	5
2	TUG (tomada de uso geral)	220	700W	3,18	5
3	TUE (ar condicionado)	220	1150W	5,23	10
4	Reserva	220	-	-	-


NOTA: Tomadas calculadas com potência de 100W, exceto especificadas

POTÊNCIA TOTAL GERAL = 2,35KW
Até 8KW - Sistema monofásico


DEPÓSITO DE MATERIAIS - 62,29m² PLANTA BAIXA
Escala 1:50

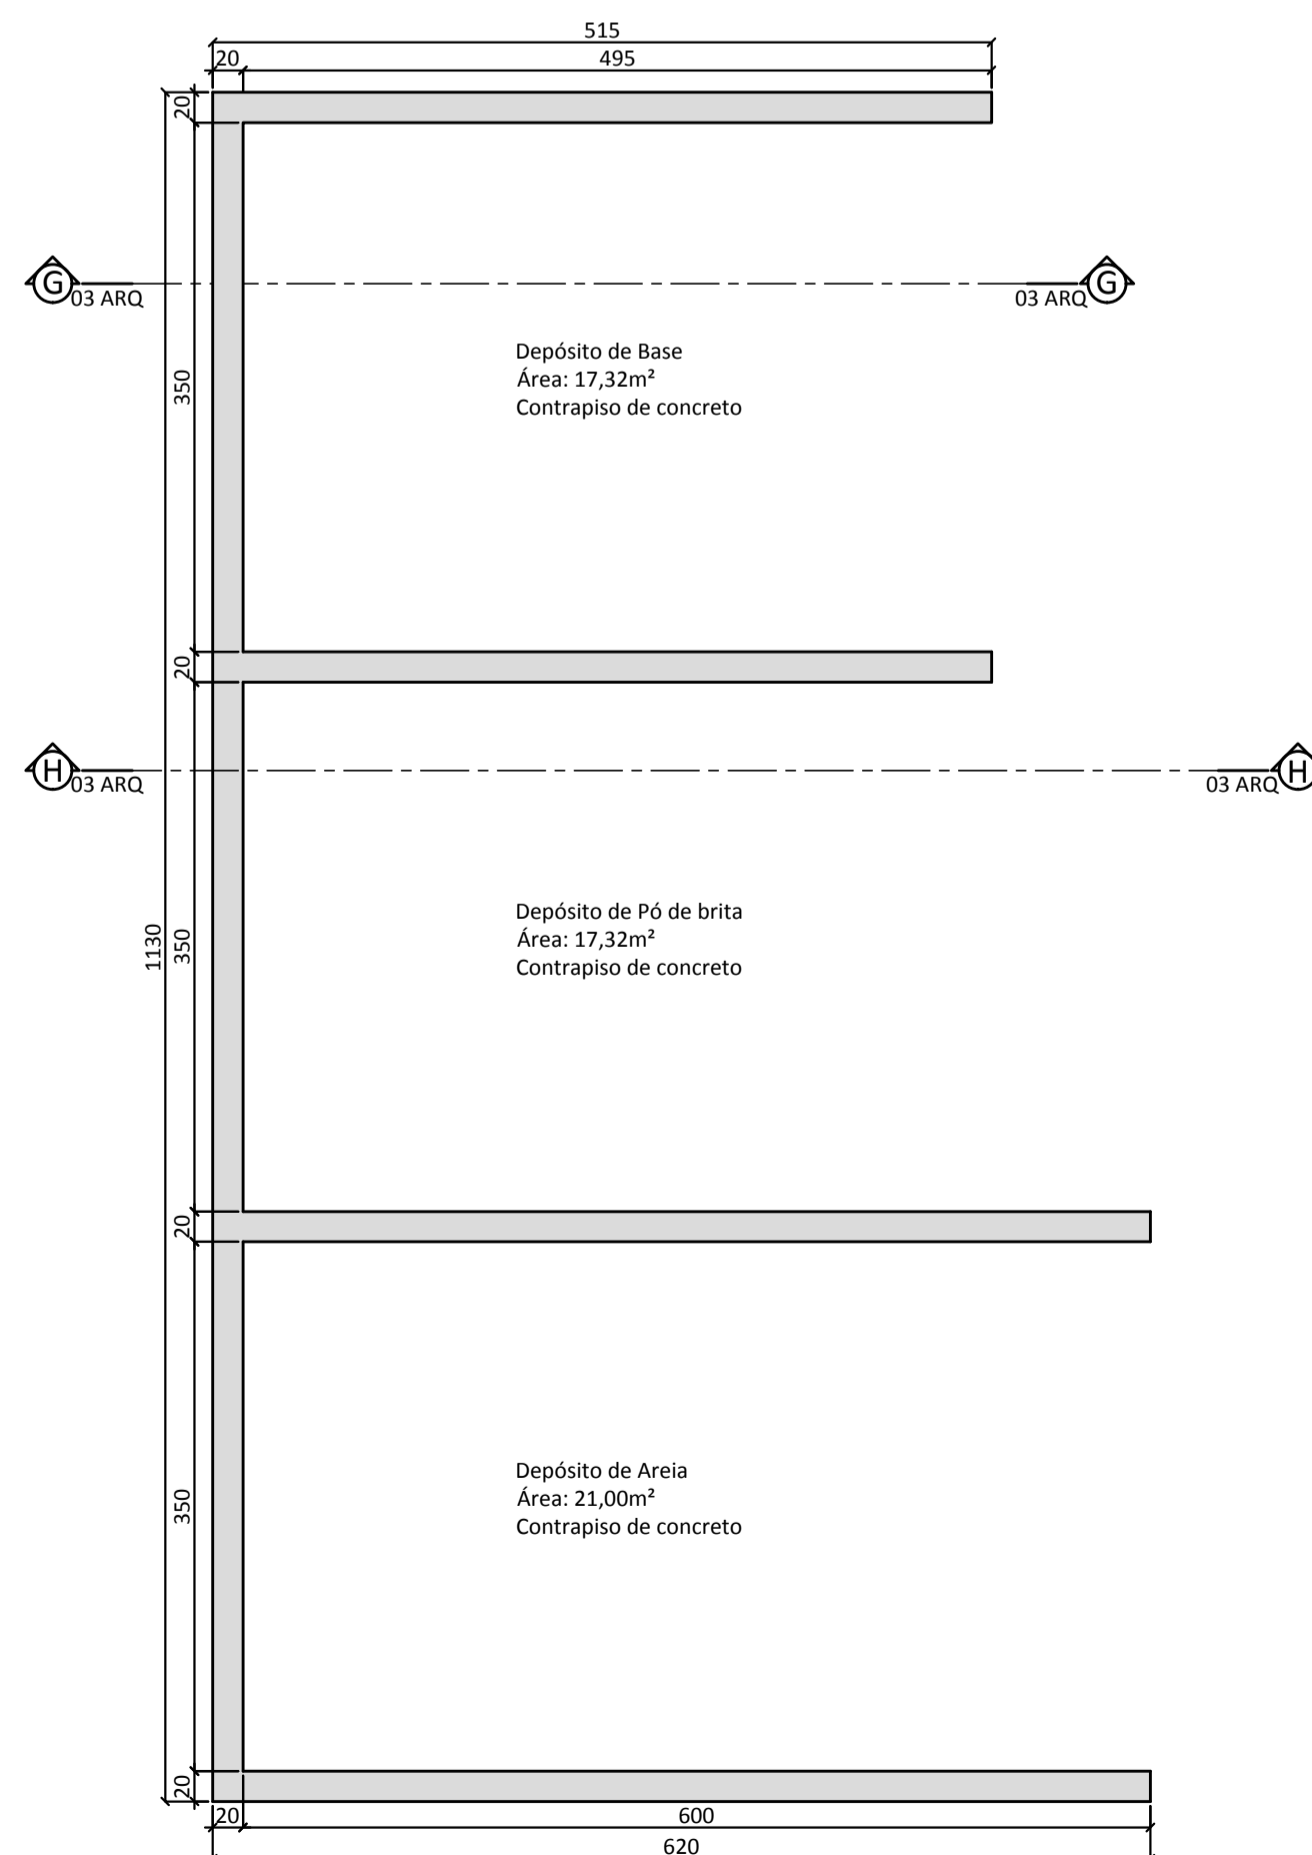



DEPÓSITO DE MATERIAIS CORTE "G-G"
Escala 1:50

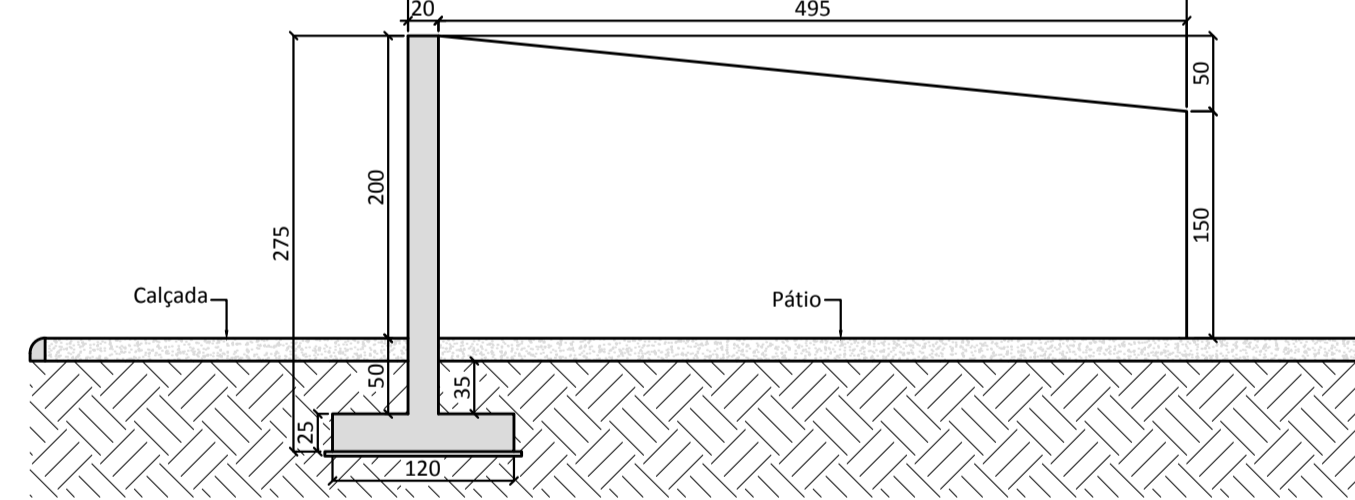

DEPÓSITO DE MATERIAIS CORTE "H-H"
Escala 1:50

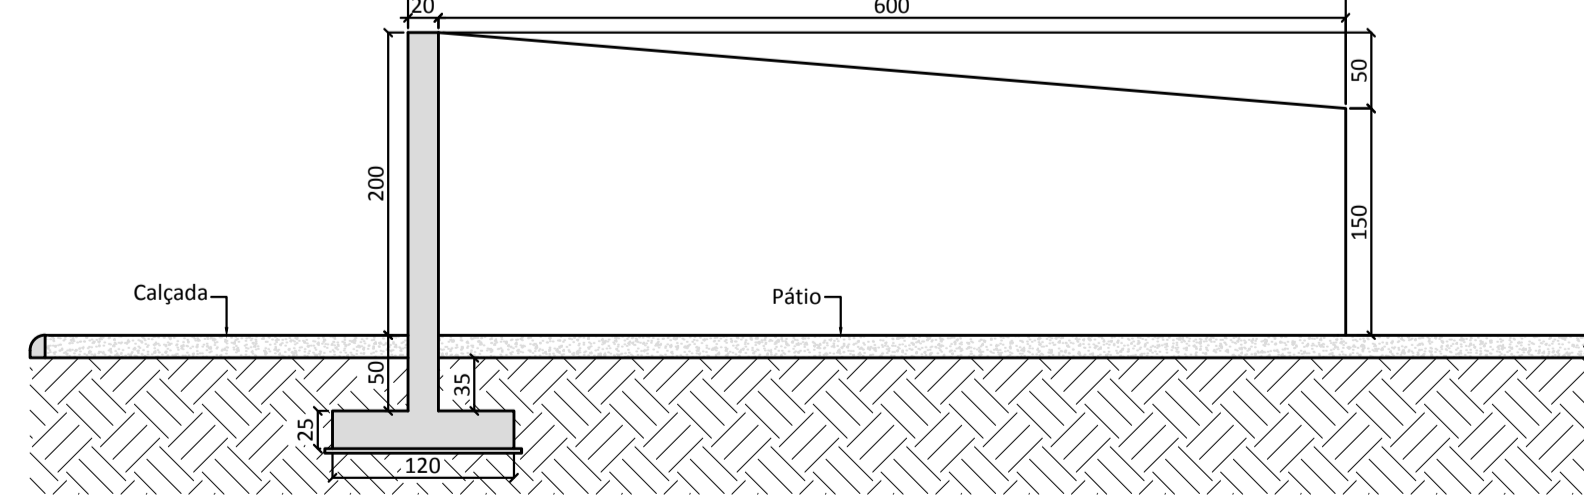

LIXEIRA - 5,78m² PLANTA BAIXA
Escala 1:50

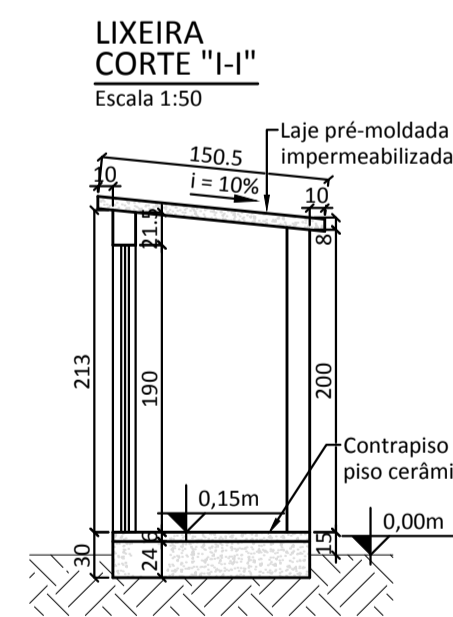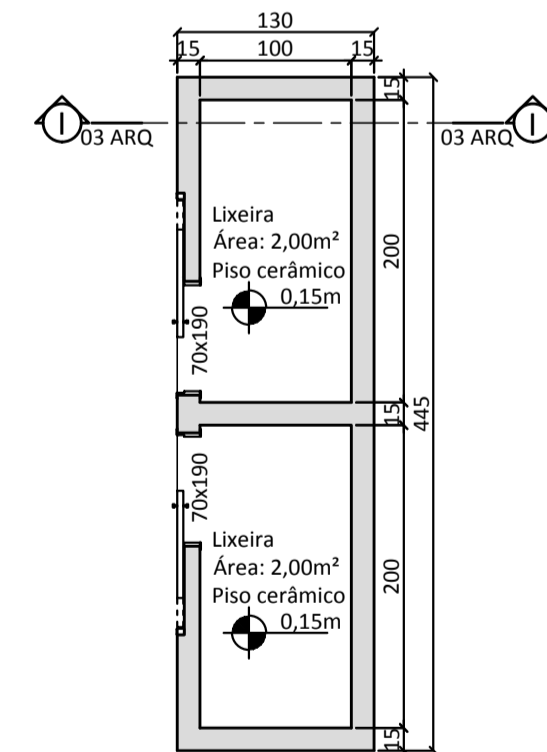

ASSINATURAS

Proprietário: **SERVIÇO AUTÔNOMO MUNICIPAL DE ÁGUA E ESGOTO DE TIMBÓ**

Responsável Técnico: **JEIMES JONATHAN GUTJAHR**
ENG. CIVIL - CREA/SC nº 133221-3

Área: **73,85m²**

Endereço da obra: **Rua Duque de Caxias, 56, Centro, Timbó/SC**

Obra: **Construção/Ampliação de edificação institucional em alvenaria, 1 pavimento**

Projetos: **Elevações, Planta Baixa, Projeção da Cobertura, Cortes, Projeto Elétrico, Projeto Hidráulico, Projeto Sanitário, Detalhes**

Data: **Novembro/2018**

Desenho: **Jeimes**

Prancha: **ARQ 03/03**



Serviço Autônomo Municipal de Água e Esgoto de Timbó
Rua Duque de Caxias, 56, Centro - Timbó-SC
www.samaetimbo.com.br